


 山口設計 1級建築士登録 第362617号 管理建築士 山口 朋文	富山県黒部市田家新899-1 t e l (0765)52-1180 F a x (0765)57-2280	記事	工事名称	くろべ工房石田 新築工事	日付	2026. 06	図面番号	M-02
			図面名称	機械設備 特記仕様書 2	縮尺	A1: ー A3: ー	機 械	



衛生器具表

名 称	室 名	合 計	屋 外	1 階											2 階						
				前室 1	便所 1	便所 2	洗濯室	訓練作業室 1	医務コーナ―	静養室 3	脱衣室	浴室	前室 2	職員便所 1	職員便所 2	事務室	作業訓練室 2	個室WC	女子WC	多目的WC	男子WC
	仕 様																				
洋風便器	CS597BMS、SH596BAYR、TQF5514AUJ、YH702	10			1	1						1	1				1	2		3	
車いす対応便器	CS20AB、SH30BA、TQF5514AUJ、YH702	0																			
バリアフリー便器	C111、TC111Z、EWC410R、TEFV75UA、TES47UR、YH702 他付属品一式	3								2								1			
小便器	UFH500、TEA62ADS、T9R	2																	2		
洗面器	MLHM(L=1、300)、TLE33SM3A、TL345C、MX60022P、M9P40A、MX6044	2					1													1	
洗面器	L210C、TEL28SS1A、TL250D、TLDP2105JA	3							1	1								1			
手洗器	LSH90BAPT	1															1				
汚物流し	SKL330TNNNR(補高台付)	4					1			1								1		1	
バス水栓	TMF47ARRA	1									1										
シャワー水栓	TMN40TY1(ホースL=2、000)、TS135GY12RR	1									1										
シングルレバー混合水栓	TKS05316J	10		2				2				2		1		3					
レバー単水栓	T130AEQF13C	3														3					
洗濯機用水栓	TW11GR	2				2															
厨房水栓（水）	T131SUN13C	3																			3
厨房水栓（湯）	T131LUN13H	3																			3
横水栓	T28UNH13、SUS埋込ボックス	4	4																		
化粧鏡	YM4575F	6		1						1	1	2								1	
L型手すり	T112CL10(L/R兼用)	11			1	1				2							1	2	1	3	
はね上げ手すり	T112HK7R	3								2									1		
小便器用手すり	T112CU22	1																		1	
洗面カウンター手すり	T112CP5S×2	1					1														
電気温水器	REW12A1BKSCM	1											1								
ガス給湯機（GHW-1-1）	壁掛形24号 強制吸排気(FF)型 オートタイプ ガス消費量54.0kW(LPG) 1φ100V140W 標準リモコン(本体付近及び浴室 ※設置位置は職員の使用高さ)、 リモコンケーブル、循環配管及び金物、配管カバー、 給排気筒（断熱及びSUSラッキング）、給排気トップ 共 RUF-E2401SAFF(A)	1								1											
ガス給湯機（GHW-1-2）	壁掛形16号 強制吸排気(FF)型 給湯専用タイプ ガス消費量31.0kW(LPG) 1φ100V49W 標準リモコン(本体取付)、配管カバー、 給排気筒（断熱及びSUSラッキング）、給排気トップ 共 RUX-E1610FFU(A)	1		1																	
ガス給湯機（GHW-2-1）	壁掛形32号 強制吸排気(FF)型 給湯専用タイプ ガス消費量68.0kW(LPG) 1φ100V99W 標準リモコン、リモコンケーブル、配管カバー、 給排気筒（断熱及びSUSラッキング）、給排気トップ 共 RUXC-A3200FF(A)	1																			1
LPG集合装置（LPG-1）	自動切換調整器付 50kgボンベ×6本立 高圧・低圧配管キット、転倒防止ベルト、容器収納庫（基礎H=150） 共	1	1																		
グリストラップ（GT-1）	屋外埋設型 FRP製 バイブ流入式 許容流入量75L/min 3槽式 溶融亜鉛めっき蓋、保護コンクリート 共	1	1																		
	・ガス給湯器の加熱能力、消費電力、燃料消費量はJIS S 2109で規定された値																				

凡 例

名 称	記 号	使 用 材 料	規 格	使用区分
給水管	―――	ポリエチレン粉体ライニング鋼管 (SGP-PB)	JWWA K 132	
	―――	耐衝撃性硬質塩化ビニル管 (HIVP)	JWWA K 118	地中埋設部
給湯管	―――	一般配管用ステンレス鋼鋼管	JIS G 3448	
ガス管	――G――	配管用炭素鋼鋼管 (白)	JIS G 3452	
	――G――	ポリエチレン外面被覆鋼管	JIS G 3469	地中埋設部
排水管	―――	耐火二層管 国土交通大臣認定番号：床PS060FL-0391 壁PS060ML-0312		
	―――	耐火二層管 国土交通大臣認定番号：床PS060FL-0391 壁PS060ML-0312		
	―――	配管用炭素鋼鋼管 (白)	JIS G 3452	厨房系統
通気管	-----	硬質ポリ塩化ビニル管 (VP)	JIS K 6741	
	-----	耐火二層管 国土交通大臣認定番号：床PS060FL-0391 壁PS060ML-0312		立管及び防火区画貫通部から1m
屋外排水管	―――	硬質ポリ塩化ビニル管 (VP)	JIS K 6741	
仕切弁	◇――◇――			
逆止弁	――┐――			
フレキシブルジョイント	――┐――			
水栓	□ ※			
床上掃除口、掃葉ドレン	◎			
小口径樹	○			
冷媒管	――R――	冷媒用断熱被覆鋼管		
ドレン管	――D――	硬質ポリ塩化ビニル管 (VP) 耐火二層管 国土交通大臣認定番号：床PS060FL-0391 壁PS060ML-0312	JIS K 6741	立管及び防火区画貫通部から1m
全熱交換給気ダクト	――SA――	亜鉛鉄板		
全熱交換還気ダクト	――RA――	亜鉛鉄板		
外気ダクト	――OA――	亜鉛鉄板		
排気ダクト	――EA――	亜鉛鉄板		外壁から1mは要保温
吹出口	――◇――			
吸込口	――┐――			
風量調整ダンパー	VD 〇 VD			
防火ダンパー	FD 〇 FD			
風量調整防火ダンパー	FVD 〇 FVD			

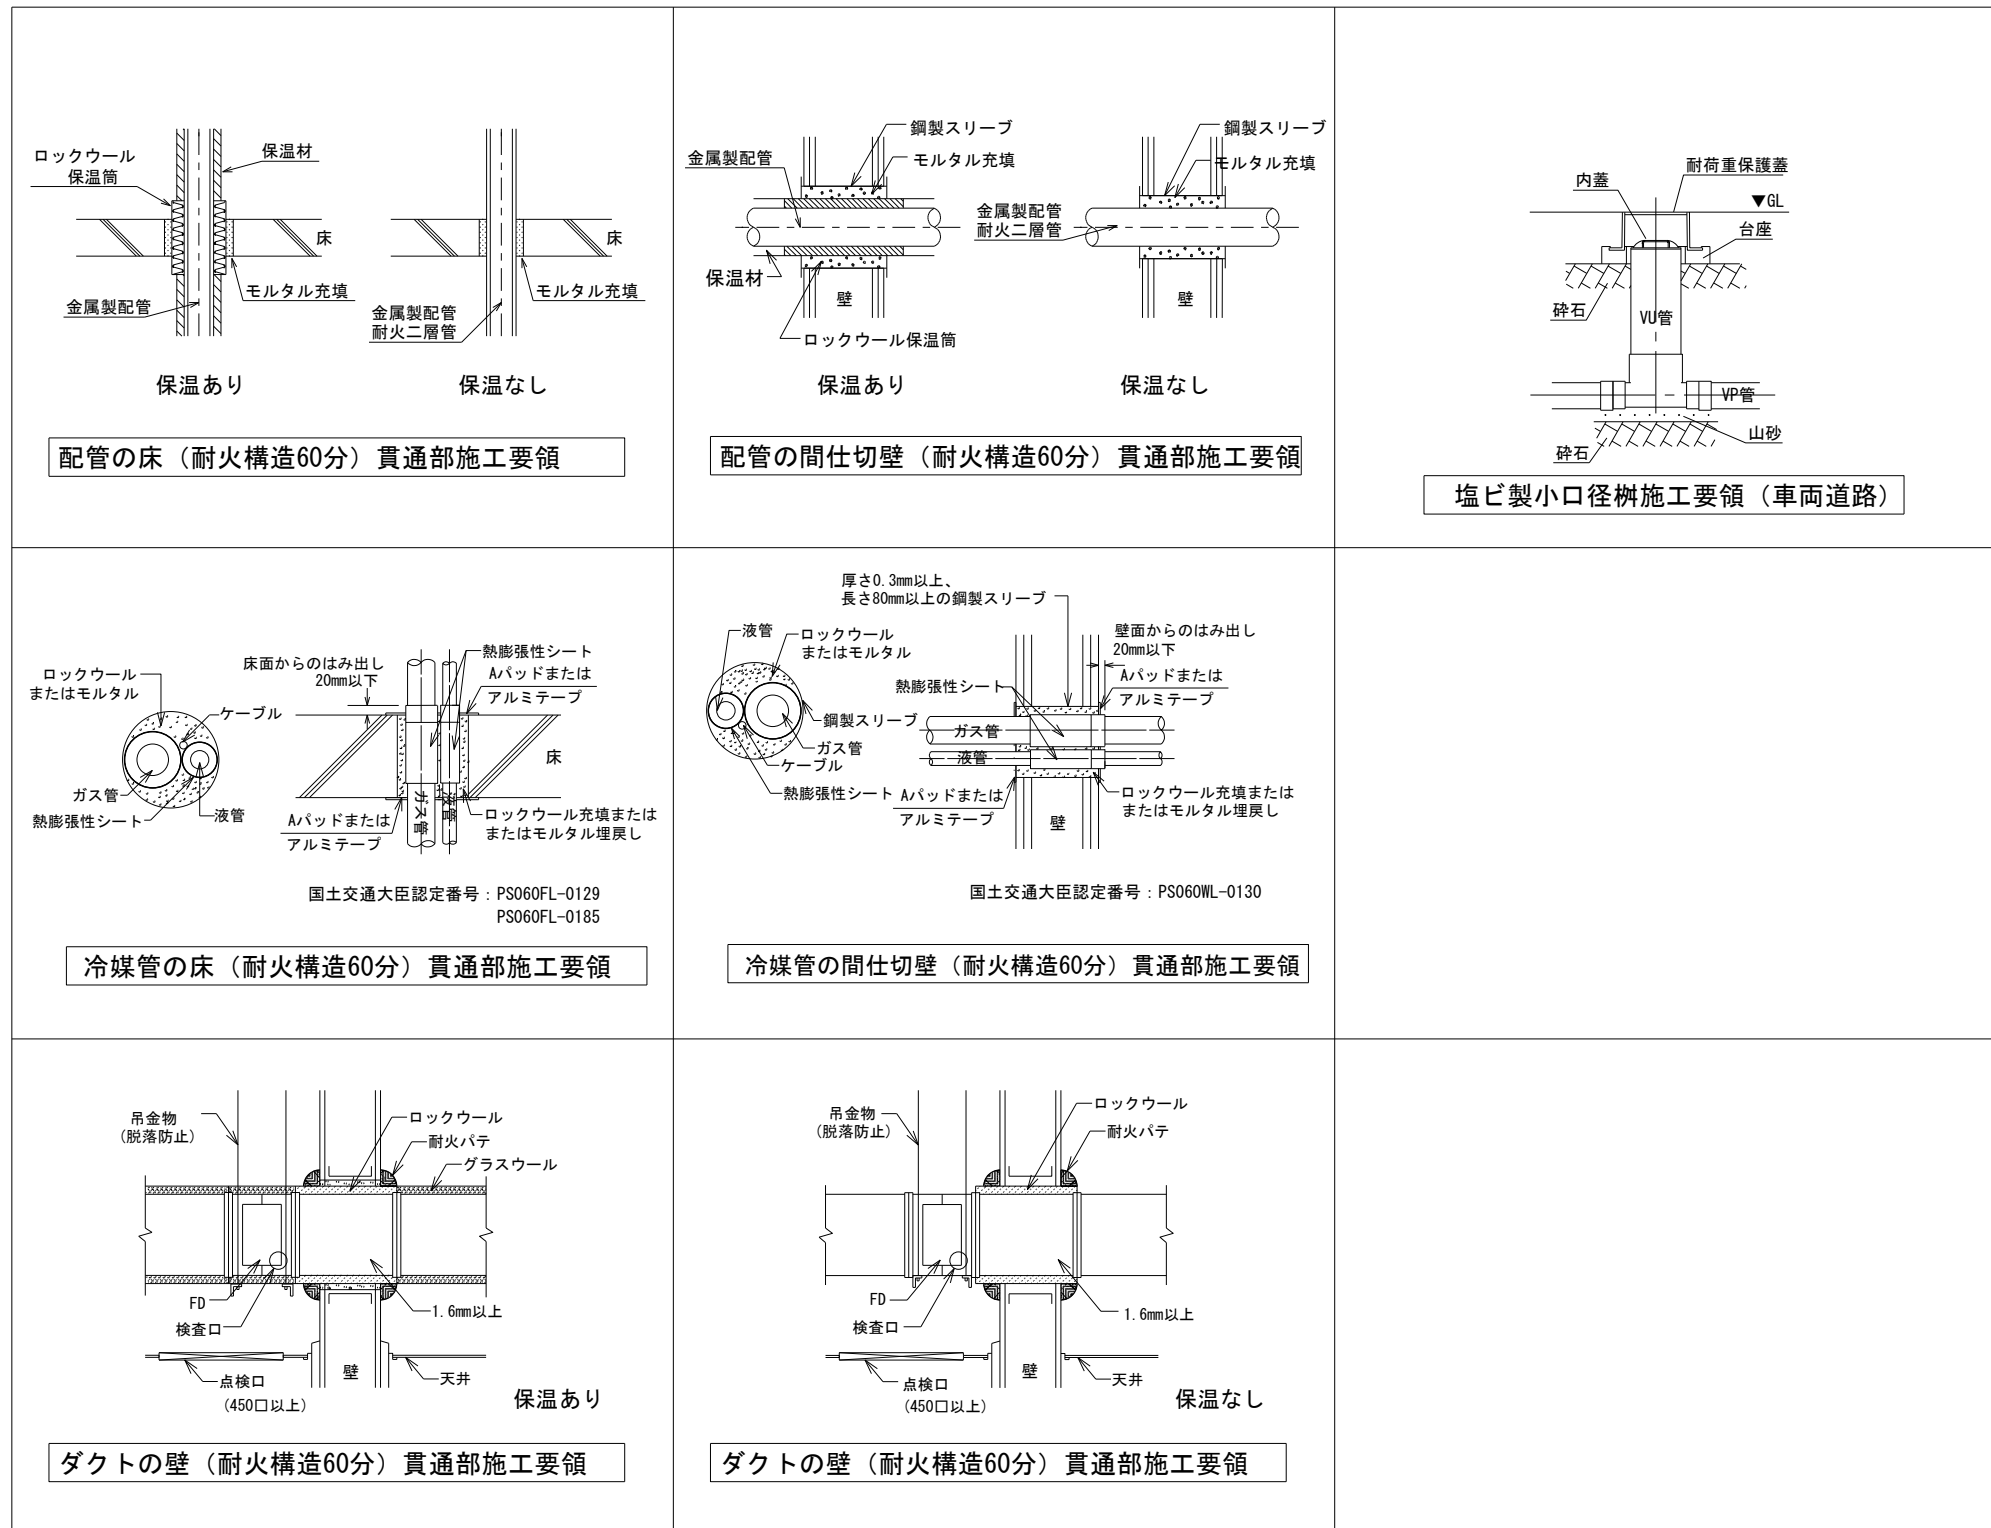


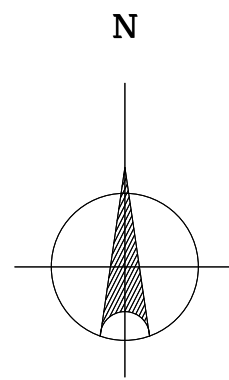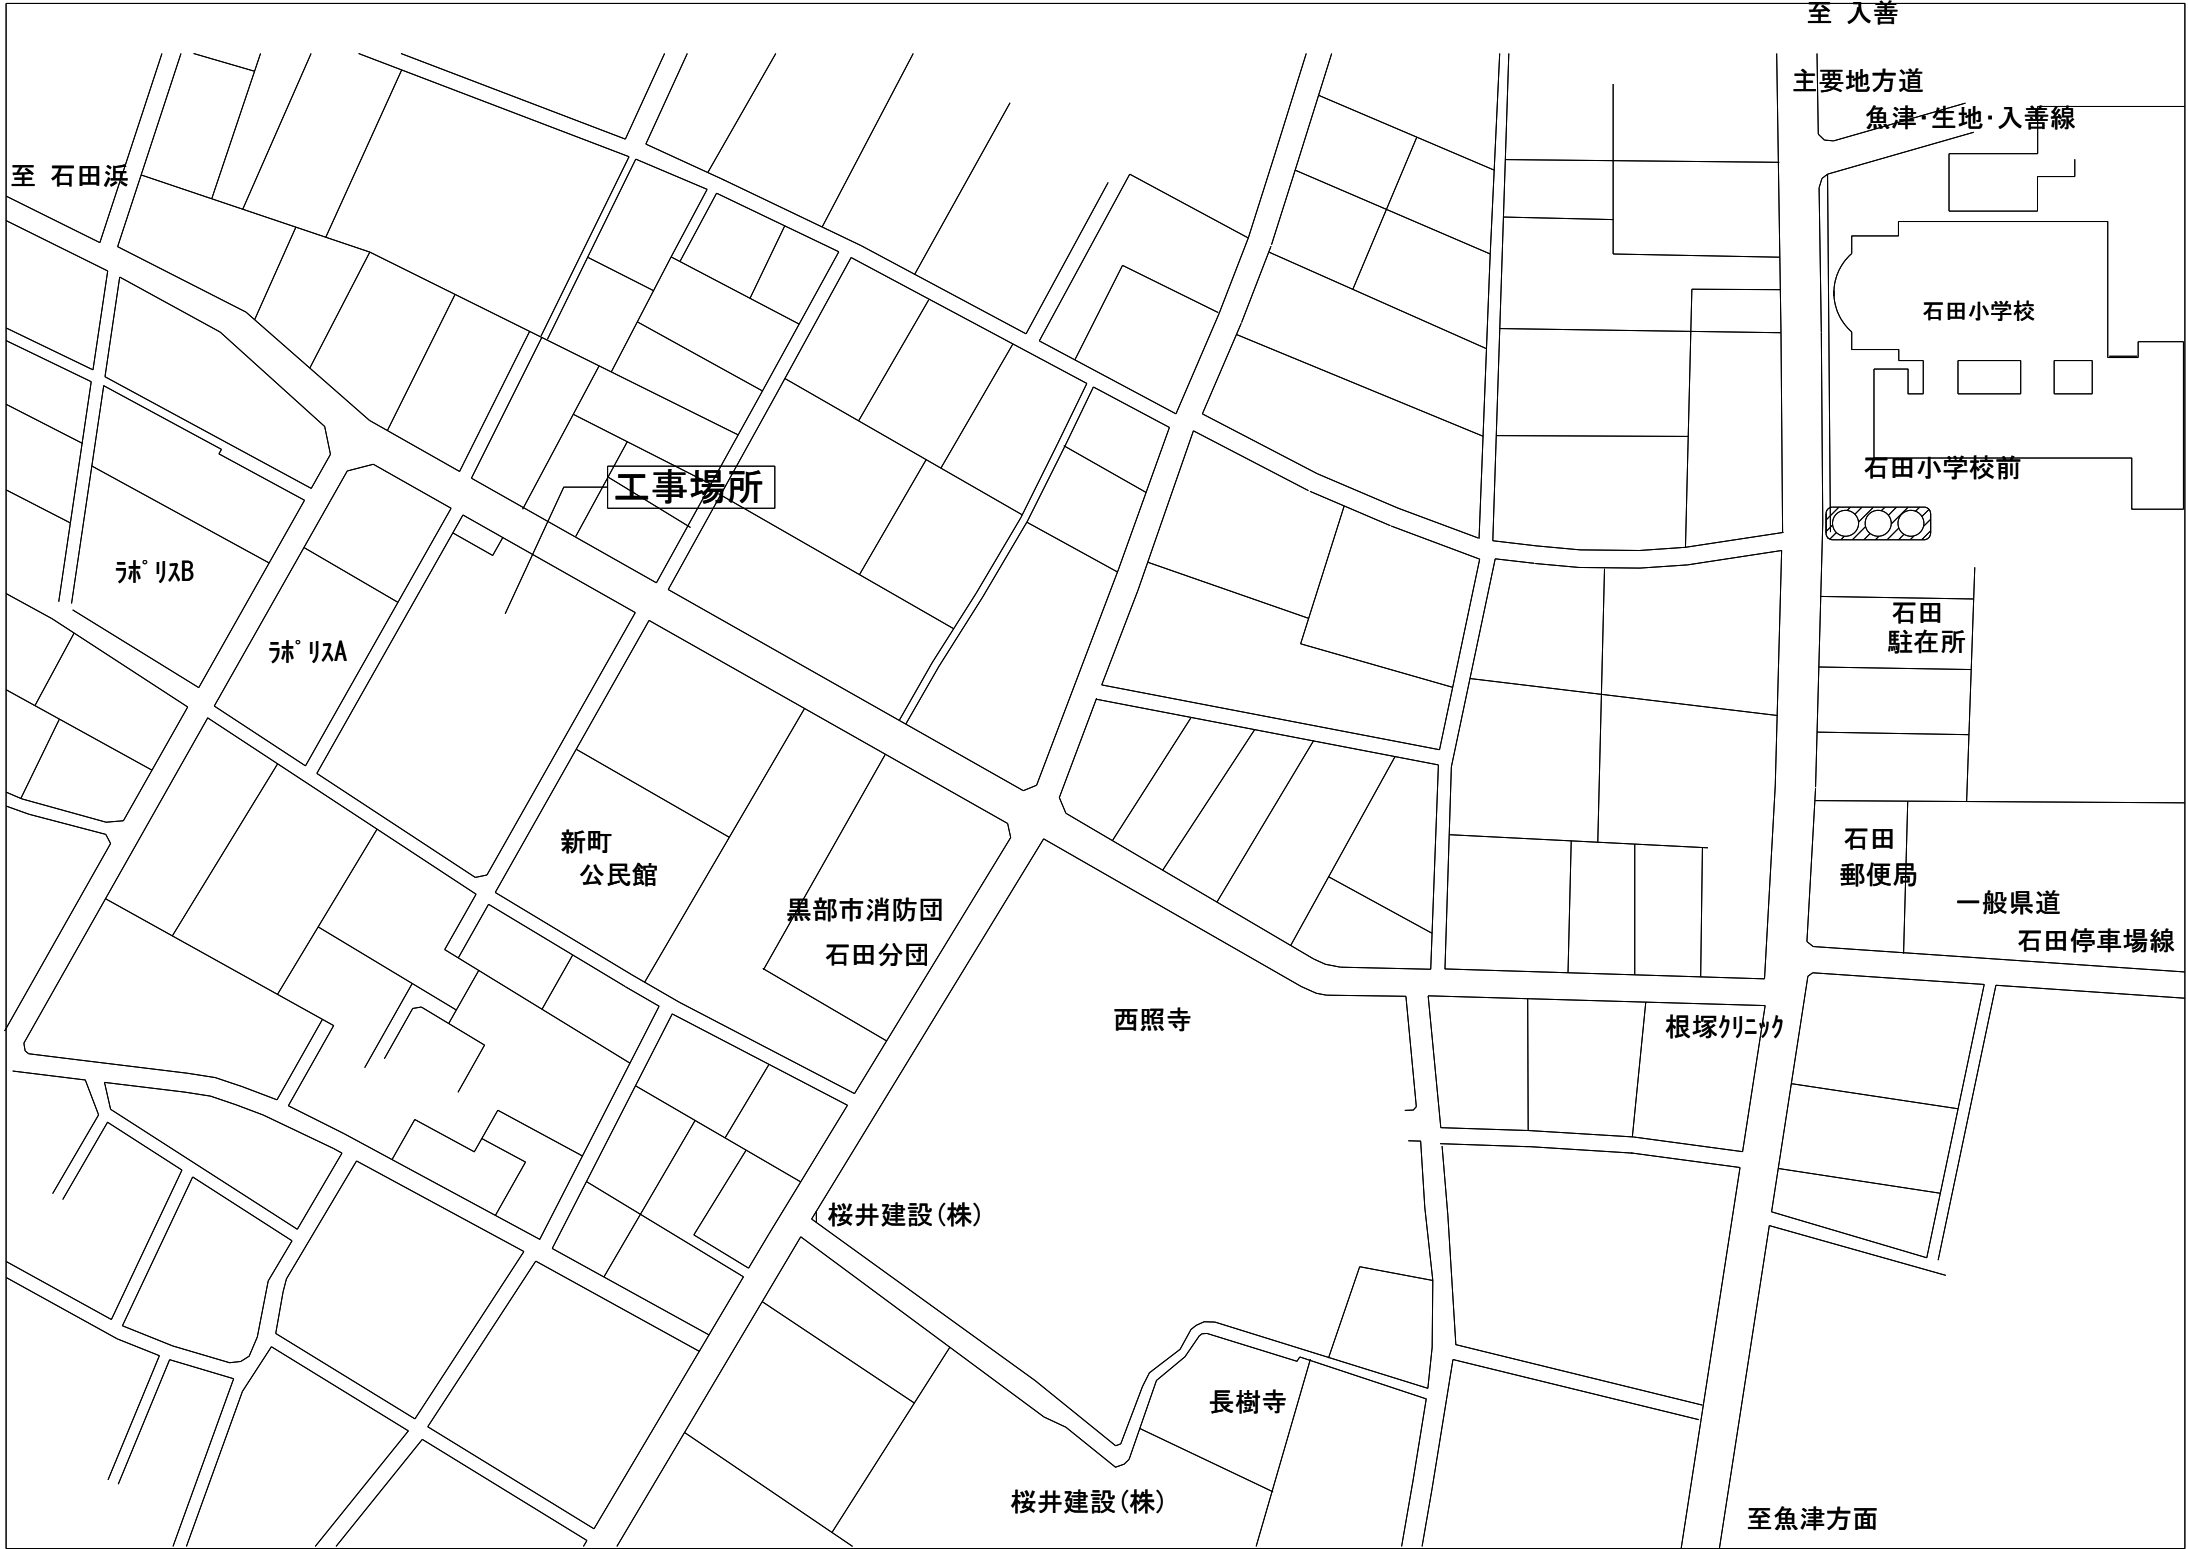

附近見取図

樹 リ ス ト

記号	種 別	形状	樹深さ	管底 GL-	蓋	備考
1	小口径樹 (インバート)	150φ - 100A 90° 曲	300	300	樹脂製蓋150φ	
2	小口径樹 (インバート)	150φ - 100A 90° 曲	310	310	樹脂製蓋150φ	
3	小口径樹 (インバート)	150φ - 100A 90° 曲	320	320	樹脂製蓋150φ	
4	小口径樹 (インバート)	150φ - 100A 90° 合流	390	390	樹脂製蓋150φ	
5	小口径樹 (インバート)	150φ - 100A 90° 合流	410	410	樹脂製蓋150φ	
6	小口径樹 (インバート)	150φ - 100A 90° 合流	440	440	樹脂製蓋150φ	
7	小口径樹 (インバート)	150φ - 100A 90° 合流	450	450	樹脂製蓋150φ	
8	小口径樹 (インバート)	150φ - 100A 90° 曲	550	550	樹脂製蓋150φ	
9	小口径樹 (インバート)	150φ - 100A 90° 合流	570	570	樹脂製蓋150φ	
10	小口径樹 (インバート)	150φ - 100A 90° 合流	620	620	樹脂製蓋150φ	
11	小口径樹 (インバート)	150φ - 100A ストレート	680	680	樹脂製蓋150φ	
12	小口径樹 (インバート)	150φ - 100A 90° 曲	740	740	樹脂製蓋150φ	
13	小口径樹 (インバート)	150φ - 100A 90° 合流	840	840	樹脂製蓋150φ	
14	小口径樹 (インバート)	150φ - 100A 90° 合流	910	910	樹脂製蓋150φ	
15	小口径樹 (インバート)	150φ - 100A 90° 合流	980	980	樹脂製蓋150φ	
16	小口径樹 (インバート)	150φ - 100A 90° 曲	1,060	1,060	樹脂製蓋150φ	
17	小口径樹 (インバート)	150φ - 150A 90° 曲	930	1,130	耐荷重用保護蓋150φ用	内蓋150φ
18	小口径樹 (インバート)	150φ - 150A ストレート	940	1,200	耐荷重用保護蓋150φ用	内蓋150φ
19	小口径樹 (インバート)	150φ - 150A ストレート	920	1,270	耐荷重用保護蓋150φ用	内蓋150φ
	既設公共樹		1,000	1,350		
A	小口径樹 (雨水)	150φ - 100A 90° 曲	300	300	樹脂製蓋150φ	
B	小口径樹 (雨水)	150φ - 100A 90° 合流	390	390	樹脂製蓋150φ	
C	小口径樹 (雨水)	150φ - 100A 90° 合流	440	440	樹脂製蓋150φ	
D	小口径樹 (雨水)	150φ - 100A 90° 合流	510	510	樹脂製蓋150φ	
E	小口径樹 (雨水)	150φ - 100A 90° 曲	600	600	樹脂製蓋150φ	
F	小口径樹 (雨水)	150φ - 100A 90° 曲	300	300	樹脂製蓋150φ	
G	小口径樹 (雨水)	150φ - 100A 90° 合流	390	390	樹脂製蓋150φ	
H	小口径樹 (雨水)	150φ - 100A 90° 曲	300	300	樹脂製蓋150φ	
I	小口径樹 (雨水)	150φ - 100A 90° 合流	390	390	樹脂製蓋150φ	

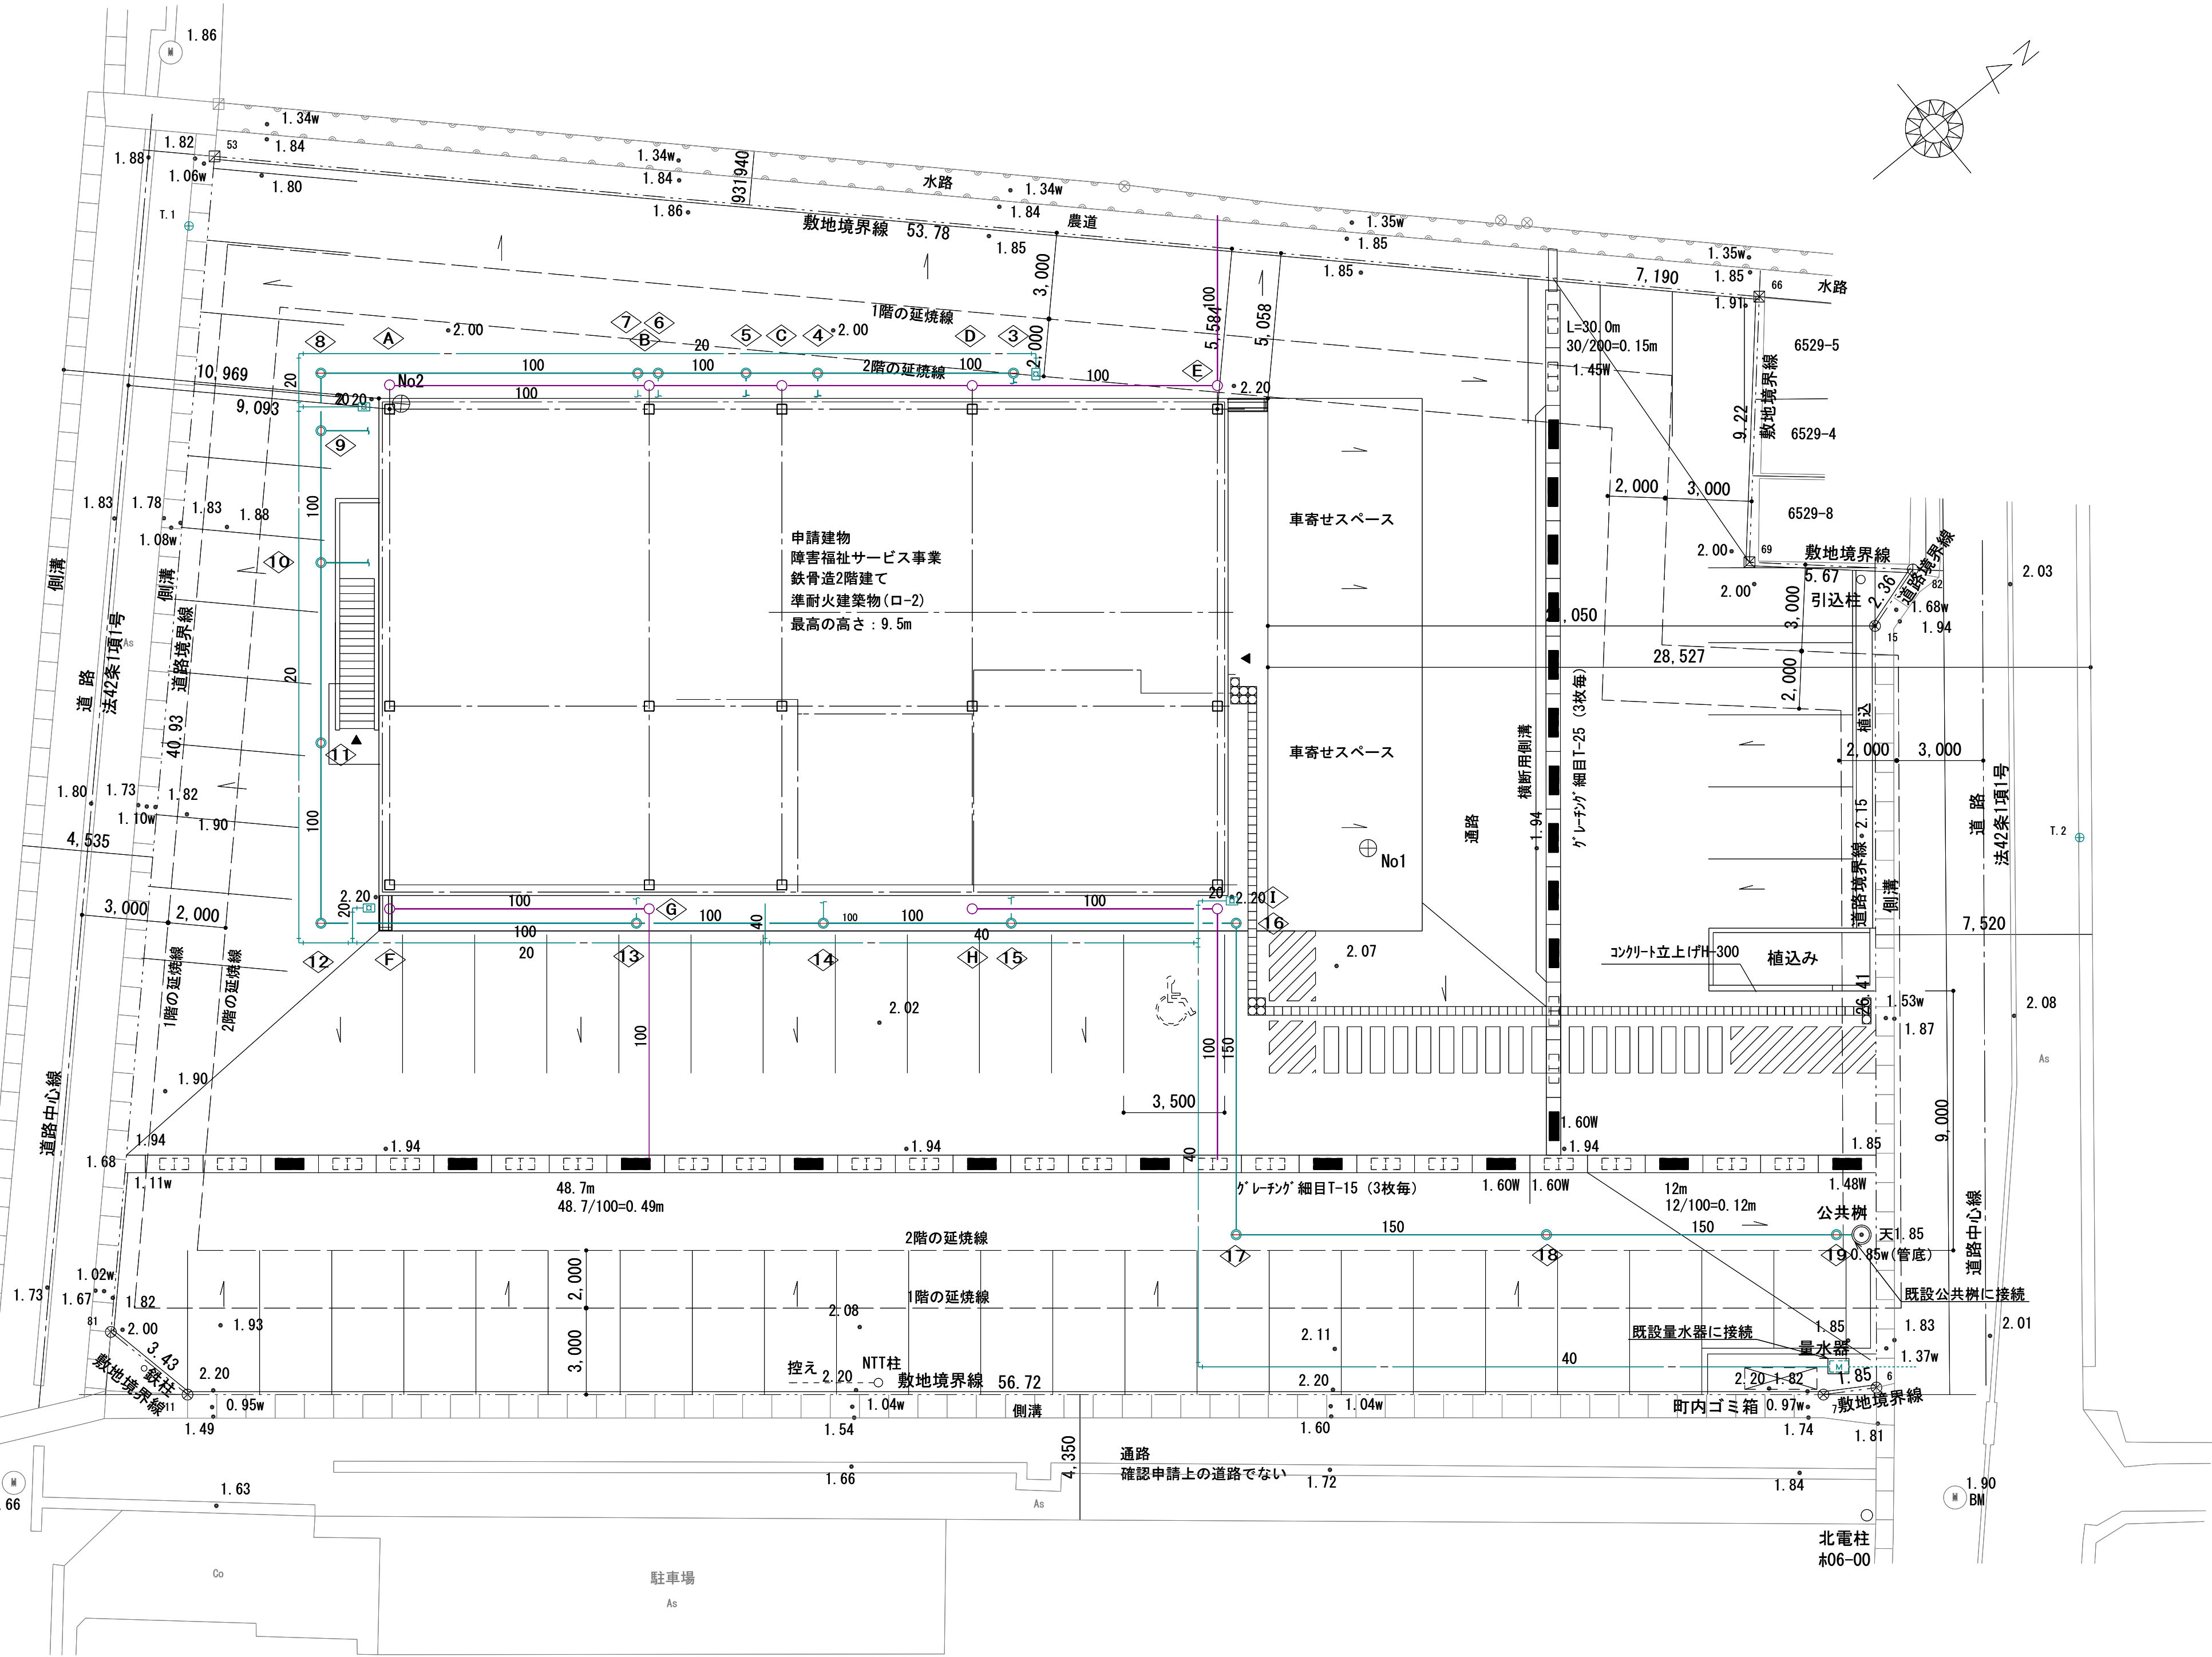

配置図



山口設計

1級建築士登録 第362617号 管理建築士 山口 朋文

富山県黒部市田家新899-1
Tel (0765) 52-1180
Fax (0765) 57-2280

記事

工事名称 くろべ工房石田 新築工事

日付 2026. 06

図面番号

M-04

図面名称 機械設備 衛生配置図・樹リスト

縮尺 A1:1/150
A3:1/300

機 械

空 調 機 器 表 1





機器番号	名称	形式	台数	区分	設置場所・系統		定格能力		定格消費電力				低温消費電力		電源		送風量	機外 静圧	ドレン アップ	防振	フィルター	リモコン		備考	質量		
							階	室情報	冷房	暖房	冷房	冷房	暖房	暖房	暖房	暖房						電 相	電 圧			ワイヤード	ワイヤレス
									[kW]	[kW]	[kW]	[W]	[kW]	[W]	[kW]	[W]						[Φ]	[V]			[m³ /min]	[Pa]
ACP-1-1	空冷ヒートポンプパッケージエアコン	4方向天井カセット形(i-スクエアタイプ)	1	室外機	1F		5	5.6	1.25		1.31		2.25		3	200	45		○	ゴム	ブレ	○		PLZ-ERMP56H5	38		
				室内機	1F	発達支援室							3	200	12/16/17/18									20+4.5			
ACP-1-2	空冷ヒートポンプパッケージエアコン	4方向天井カセット形(i-スクエアタイプ)	2	室外機	1F		10	11.2	2.37		2.47		5.18		3	200	88		○	ゴム	ブレ	○		PLZ-ERMP112H5	67		
				室内機	1F	訓練作業室 1（ペリメータ）							3	200	20/24/30/35									25+4.5			
ACP-1-3	空冷ヒートポンプパッケージエアコン	4方向天井カセット形(i-スクエアタイプ)	2	室外機	1F		5.6	6.3	1.44		1.47		2.12		3	200	45		○	ゴム	ブレ	○		PLZ-ERMP63H5	39		
				室内機	1F	事務室							3	200	12/16/18/20									20+4.5			
ACP-1-4	空冷ヒートポンプパッケージエアコン	4方向天井カセット形(i-スクエアタイプ)	1	室外機	1F		3.6	4	0.752		0.848		1.47		3	200	45		○	ゴム	ブレ	○		PLZ-ERMP40H5	38		
				室内機	1F	廊下 1							3	200	10/11/12/16									20+4.5			
ACP-1-5	空冷ヒートポンプパッケージエアコン	4方向天井カセット形(i-スクエアタイプ)	1	室外機	1F		7.1	8	1.98		2.01		2.77		3	200	50		○	ゴム	ブレ	○		PLZ-ERMP80H5	56		
				室内機	1F	訓練作業室 1（インテリア）							3	200	16/18/20/23									25+4.5			
ACP-2-1	空冷ヒートポンプパッケージエアコン	4方向天井カセット形(i-スクエアタイプ)	2	室外機	1F		7.1	8	1.98		2.01		2.77		3	200	50		○	ゴム	ブレ	○		PLZ-ERMP80H5	56		
				室内機	2F	訓練作業室 2（ペリメータ）							3	200	16/18/20/23									25+4.5			
ACP-2-2	空冷ヒートポンプパッケージエアコン	4方向天井カセット形(i-スクエアタイプ)	1	室外機	1F		7.1	8	1.98		2.01		2.77		3	200	50		○	ゴム	ブレ	○		PLZ-ERMP80H5	56		
				室内機	2F	作業室							3	200	16/18/20/23									25+4.5			
ACP-2-3	空冷ヒートポンプパッケージエアコン	4方向天井カセット形(i-スクエアタイプ)	1	室外機	1F		5.6	6.3	1.44		1.47		2.12		3	200	45		○	ゴム	ブレ	○		PLZ-ERMP63H5	39		
				室内機	2F	ブレイルームA							3	200	12/16/18/20									20+4.5			
ACP-2-4	空冷ヒートポンプパッケージエアコン	4方向天井カセット形(i-スクエアタイプ)	1	室外機	1F		7.1	8	1.98		2.01		2.77		3	200	50		○	ゴム	ブレ	○		PLZ-ERMP80H5	56		
				室内機	2F	ブレイルームB							3	200	16/18/20/23									25+4.5			
ACP-2-5	空冷ヒートポンプパッケージエアコン	4方向天井カセット形(i-スクエアタイプ)	1	室外機	1F		7.1	8	1.98		2.01		2.77		3	200	50		○	ゴム	ブレ	○		PLZ-ERMP80H5	56		
				室内機	2F	食堂							3	200	16/18/20/23									25+4.5			
ACP-2-6	空冷ヒートポンプパッケージエアコン	4方向天井カセット形(i-スクエアタイプ)	2	室外機	1F		5.6	6.3	1.44		1.47		2.12		3	200	45		○	ゴム	ブレ	○		PLZ-ERMP63H5	39		
				室内機	2F	訓練作業室 2（インテリア）							3	200	12/16/18/20									20+4.5			
ACP-2-7	空冷ヒートポンプパッケージエアコン	厨房用天吊形	1	室外機	1F		12.5	14	3.81		4.07		6.65		3	200	88		○	ゴム	ブレ	○		PCZ-ERMP140H5	75		
				室内機	2F	厨房							3	200	28/38									56			
ACR-1-1	空冷ヒートポンプパッケージエアコン	壁掛形	1	室外機	1F		2.5	2.8	0.575		0.721		0.988		1	200	38				ブレ	○		PKZ-ZRMP28SL5	37		
				室内機	1F	静養室 1							1	200	6.3/7.3/8/8.7									12.5			
ACR-1-2	空冷ヒートポンプパッケージエアコン	壁掛形	1	室外機	1F		2.5	2.8	0.575		0.721		0.988		1	200	38				ブレ	○		PKZ-ZRMP28SL5	37		
				室内機	1F	相談室 1							1	200	6.3/7.3/8/8.7									12.5			
ACR-1-3	空冷ヒートポンプパッケージエアコン	壁掛形	1	室外機	1F		4	4.5	1.1		1.38		2.05		1	200	45				ブレ	○		PKZ-ERMP45SL5	40		
				室内機	1F	前室 1							1	200	6.8/8.2/9.4/10.7									12.5			
ACR-1-4	空冷ヒートポンプパッケージエアコン	壁掛形	1	室外機	1F		2.5	2.8	0.575		0.721		0.988		1	200	38				ブレ	○		PKZ-ZRMP28SL5	37		
				室内機	1F	静養室 2							1	200	6.3/7.3/8/8.7									12.5			
ACR-1-5	空冷ヒートポンブルームエアコン	壁掛形	1	室外機	1F		2.2	2.2		655		470		1,160	1	100	22.5/21.1				ブレ	○		MSZ-BXV2225	19		
				室内機	1F	静養室 3							1	100	9.1/9.9									13			
ACR-1-6	空冷ヒートポンブルームエアコン	壁掛形	1	室外機	1F		4	5		1,660		1,480		2,280	1	200	34.8/38				ブレ	○		MSZ-BXV4025S	28		
				室内機	1F	脱衣室（南側）							1	200	11.1/11.7									13			
ACR-1-7	空冷ヒートポンブルームエアコン	壁掛形	1	室外機	1F		4	5		1,660		1,480		2,280	1	200	34.8/38				ブレ	○		MSZ-BXV4025S	28		
				室内機	1F	脱衣室（北側）							1	200	11.1/11.7									13			
ACR-1-8	空冷ヒートポンブルームエアコン	壁掛形	1	室外機	1F		2.5	2.8		745		625		1,160	1	100	28.2/24.8				ブレ	○		MSZ-BXV2525	19		
				室内機	1F	らいとはうず事務室							1	100	9.9/11.1									14			
ACR-1-9	空冷ヒートポンブルームエアコン	壁掛形	1	室外機	1F		3.6	4.2		1,380		1,235		1,380	1	100	33.3/29.7				ブレ	○		MSZ-BXV3625	23		
				室内機	1F	地域交流相談室							1	100	10.7/11.4									13			


階	室 名	面 積 A _f [㎡]	天井高 h [m]	気 積 V ₁ =n × A _f × h [㎡]	火気使用室 (V ₂ = k × Q)				無窓居室 (V ₃ =20A _f /N)		必要換気量 合計 V ₁ +V ₂ +V ₃ [㎡/h]	給気機		排気機		判定	備考				
					器具名	燃料 種別	排気 装置別 定数	理論 排ガス量k [㎡/(kW・h)]	燃料消費量 Q [kW]	必要換気量 V ₂ [㎡/h]		1人当たり 専有面積N [㎡]	必要換気量 V [㎡/h]	送風量 [㎡/h]	記号			台数	送風量 [㎡/h]	記号	台数
1	発達支援室	28.37	2.7	76.60	0.5	38.30						38.3	450	AEX-1-1	1	450	AEX-1-1	1	OK		
	相談室1	7.48	2.7	20.20	0.5	10.10						10.1									
	静養室1	6.62	2.7	17.87	0.5	8.94						8.9									
	事務室	77.11	2.7	208.20	0.5	104.10						104.1	450	AEX-1-3	1	450	AEX-1-3	1	OK		
	地域相談交流室	10.44	2.7	28.19	0.5	14.09						14.1	100	AEX-1-4	1	100	AEX-1-4	1	OK		
	らいとほうず事務室	13.92	2.7	37.58	0.5	18.79						18.8	100	AEX-1-5	1	100	AEX-1-5	1	OK		
	訓練作業室1	152.38	2.7	411.43	0.5	205.72						206.2	600	AEX-1-2	2	600	AEX-1-2	2	OK		
	静養室2	11.45	2.7	30.92	0.5	15.46						15.8									
	医務コーナー	11.24	2.7	30.35	0.5	15.17						15.2									
	静養室3	7.84	2.7	21.17	0.5	10.58						10.6									
2	厨房	43.20	2.7	116.64	0.5	58.32						2,085.7	3,400	FS-2-1	1	3,500	FE-2-5	1	OK		
							計				2,027.4										
							ガスフライヤー	ガス	40	0.93㎡/kW・h	10.0 × 1										
							ガステーブル	ガス	40	0.93㎡/kW・h	44.5 × 1	1,655.4									
	食堂	21.60	2.7	58.32	0.5	29.16						29.2	250	AEX-2-5	1	250	AEX-2-5	1	OK		
	プレールームA	23.09	2.7	62.34	0.5	31.17						31.2	250	AEX-2-3	1	250	AEX-2-3	1	OK		
	プレールームB	23.71	2.7	64.02	0.5	32.01						32.0	250	AEX-2-4	1	250	AEX-2-4	1	OK		
	訓練作業室2	169.19	2.7	456.81	0.5	228.41						228.4	600	AEX-2-1	2	600	AEX-2-1	2	OK		
	静養室4	18.95	2.7	51.17	0.5	25.58						25.6									
	作業室	41.08	2.7	110.92	0.5	55.46						55.7	250	AEX-2-2	1	250	AEX-2-2	1	OK		
個室	個室	14.55	2.7	39.29	0.5	19.64						19.6	100	AEX-2-6	1	100	AEX-2-6	1	OK		
	相談室2	10.67	2.7	28.81	0.5	14.40						14.4	100	AEX-2-7	1	100	AEX-2-7	1	OK		

制気口・フードリスト


階	室 名	吹 出 口			吸 込 口			備 考								
		種別	風量[m3/h]	器具	サイズ	ボックス	窓数									
1	発達支援室	○A	300	VH-S	200×200	400×400×300H	(GW25t内貼)	1	E/A	300	H-S(F)	200×200	400×400×300H	(GW25t内貼)	1	
	相談室1	○A	100	VH-S	150×150	350×350×300H	(GW25t内貼)	1	E/A	100	H-S(F)	150×150	350×350×300H	(GW25t内貼)	1	
	静養室1	○A	50	VH-S	150×150	350×350×300H	(GW25t内貼)	1	E/A	50	H-S(F)	150×150	350×350×300H	(GW25t内貼)	1	
	前室1	E/A	450	VH-S	300×300	500×500×300H		1							1	
	便所1								E/A	300	H-S	200×200	400×400×300H		1	
	便所2								E/A	150	H-S	150×150	350×350×300H		1	
	職員便所1								E/A	150	H-S	150×150	350×350×300H		1	
	職員便所2								E/A	150	H-S	150×150	350×350×300H		1	
	前室2	E/A	300	VH-S	250×250	450×450×300H		1								
	ロッカー室	E/A	150	VH-S	150×150	350×350×300H		1	E/A	150	H-S	150×150	350×350×300H		1	
	訓練作業室1	○A	250	VH-S	200×200	400×400×300H	(GW25t内貼)	2	E/A	200	H-S(F)	200×200	400×400×300H	(GW25t内貼)	1	
									E/A	250	H-S(F)	200×200	400×400×300H	(GW25t内貼)	1	
	静養室2	○A	50	VH-S	150×150	350×350×300H	(GW25t内貼)	1	E/A	50	H-S(F)	150×150	350×350×300H	(GW25t内貼)	1	
	医務コーナー								E/A	50	H-S(F)	150×150	350×350×300H	(GW25t内貼)	1	
	静養室3	○A	50	VH-S	150×150	350×350×300H	(GW25t内貼)	1	E/A	50	H-S(F)	150×150	350×350×300H	(GW25t内貼)	1	
	脱衣室	E/A	300	VH-S	250×250	450×450×300H		2	E/A	150	H-S	150×150	350×350×300H		2	
	浴室								E/A	300	H-S	200×200	400×400×300H		1	
2	厨房	○A	1,800	VH-S(F)	600×600	800×800×400H	(GW25t内貼)	1	E/A	1,800	フード① (SUS製)	2,500×700×800H			1	グリスタイルターLL-253 ハイガードダンバーHGL-5020
		○A	1,000	VH-S(F)	450×450	650×650×400H	(GW25t内貼)	1	E/A	1,000	フード② (SUS製)	1,000×900×800H			1	グリスタイルターLL-40 ハイガードダンバーHGL-3030
		○A	600	VH-S(F)	350×350	550×550×300H	(GW25t内貼)	1	E/A	600	フード③ (SUS製)	700×800×800H			1	グリスタイルターLL-25 ハイガードダンバーHGL-3020
									E/A	100	H-S	150×150	350×350×300H		1	
	訓練作業室2	○A	200	VH-S	200×200	400×400×300H	(GW25t内貼)	1	E/A	200	H-S(F)	200×200	400×400×300H	(GW25t内貼)	1	
		○A	150	VH-S	200×200	400×400×300H	(GW25t内貼)	2	E/A	150	H-S(F)	200×200	400×400×300H	(GW25t内貼)	2	
		E/A	300	VH-S	250×250	450×450×300H		1								
	静養室4	○A	100	VH-S	150×150	350×350×300H	(GW25t内貼)	1	E/A	100	H-S(F)	150×150	350×350×300H	(GW25t内貼)	1	
	女子WC								E/A	200	H-S	200×200	400×400×300H		1	
	多目的WC								E/A	100	H-S	150×150	350×350×300H		1	
	男子WC	E/A	300	VH-S	250×250	450×450×300H		1	E/A	300	H-S	200×200	400×400×300H		1	



  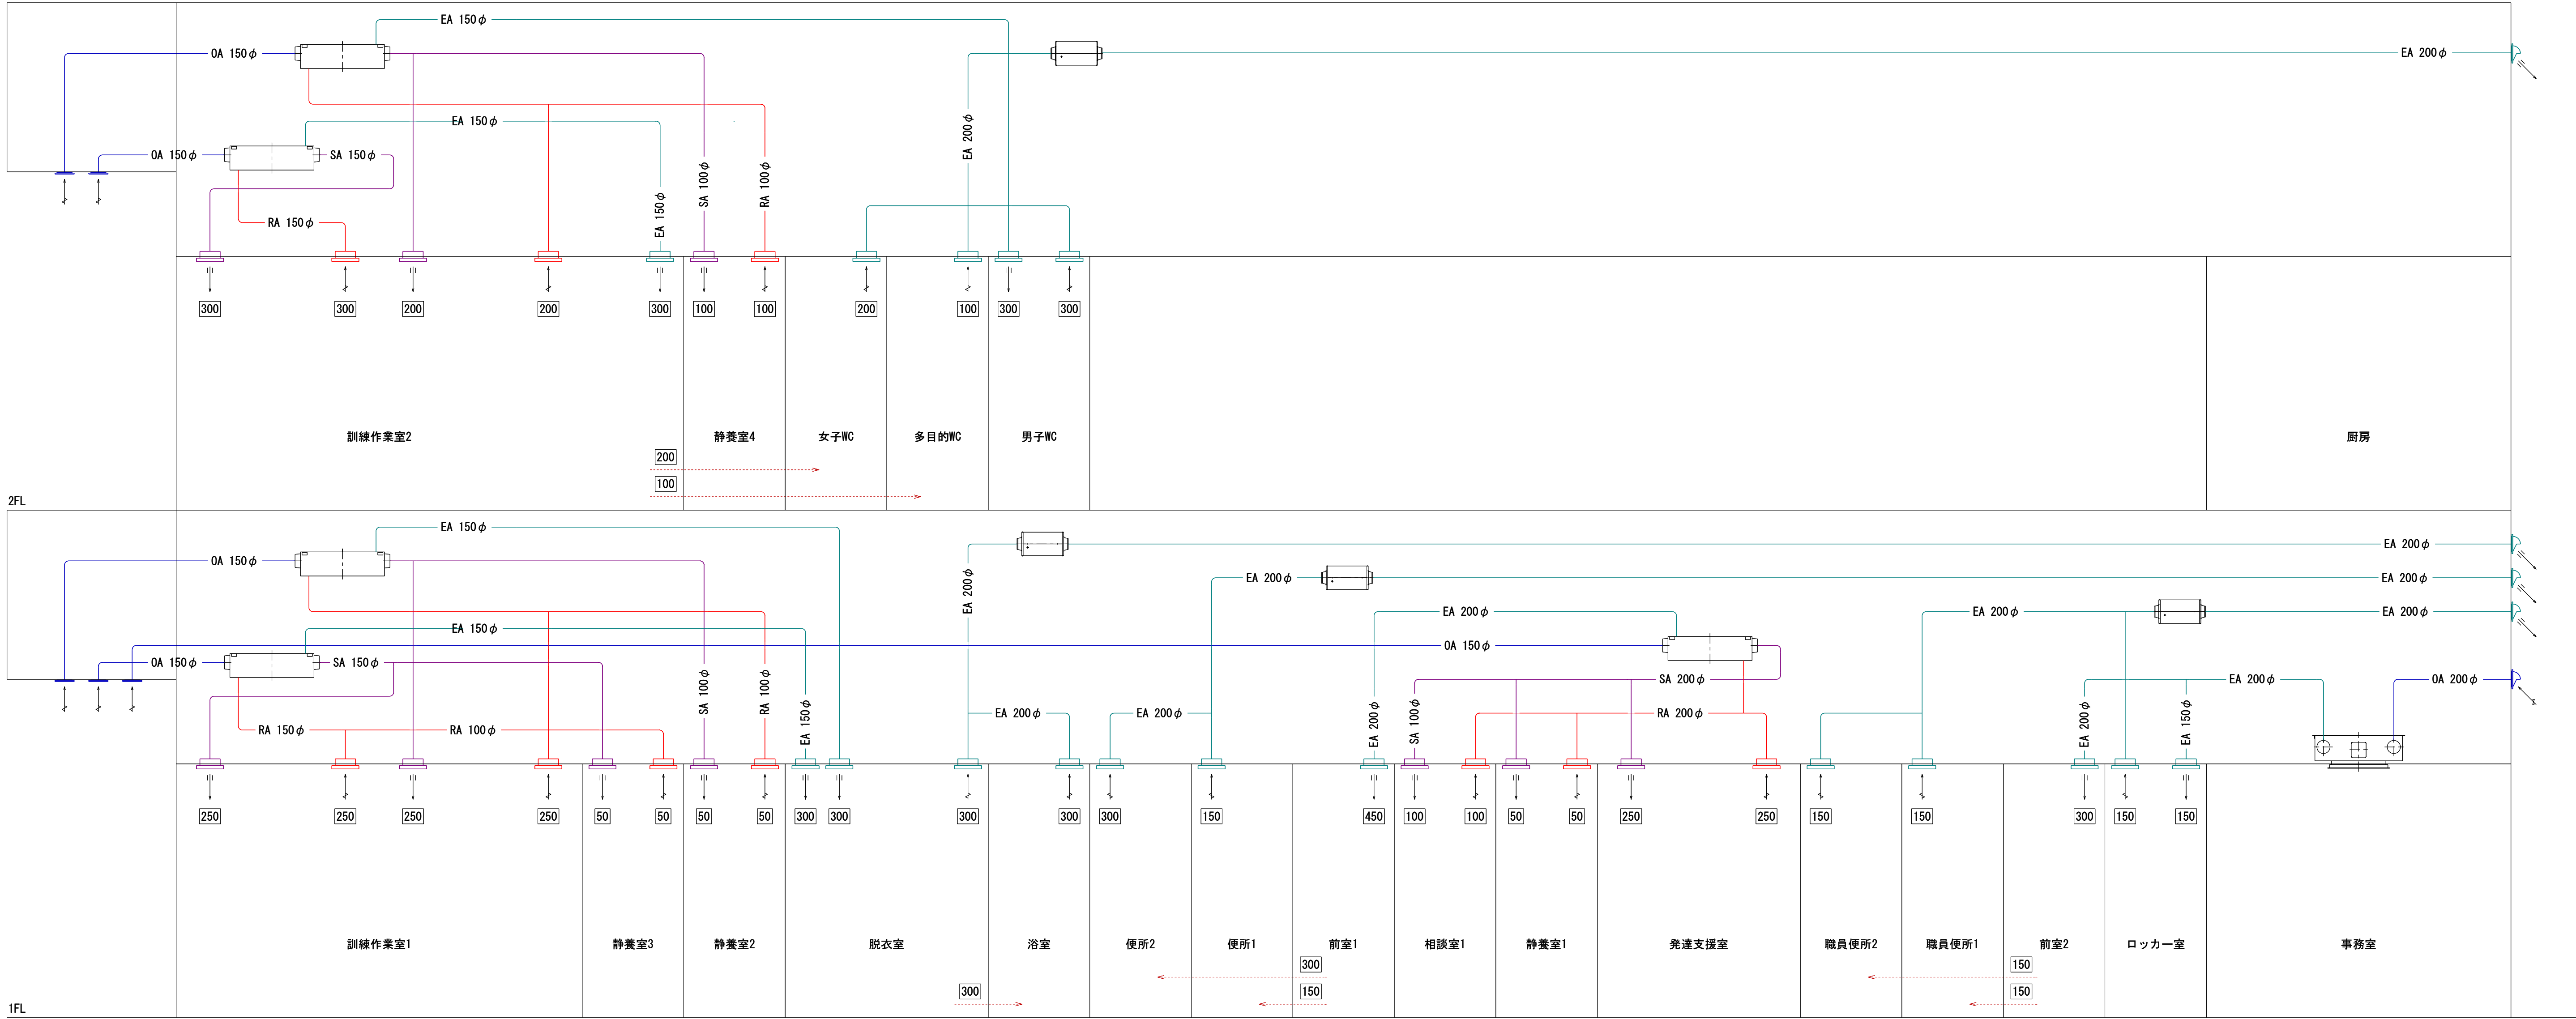 

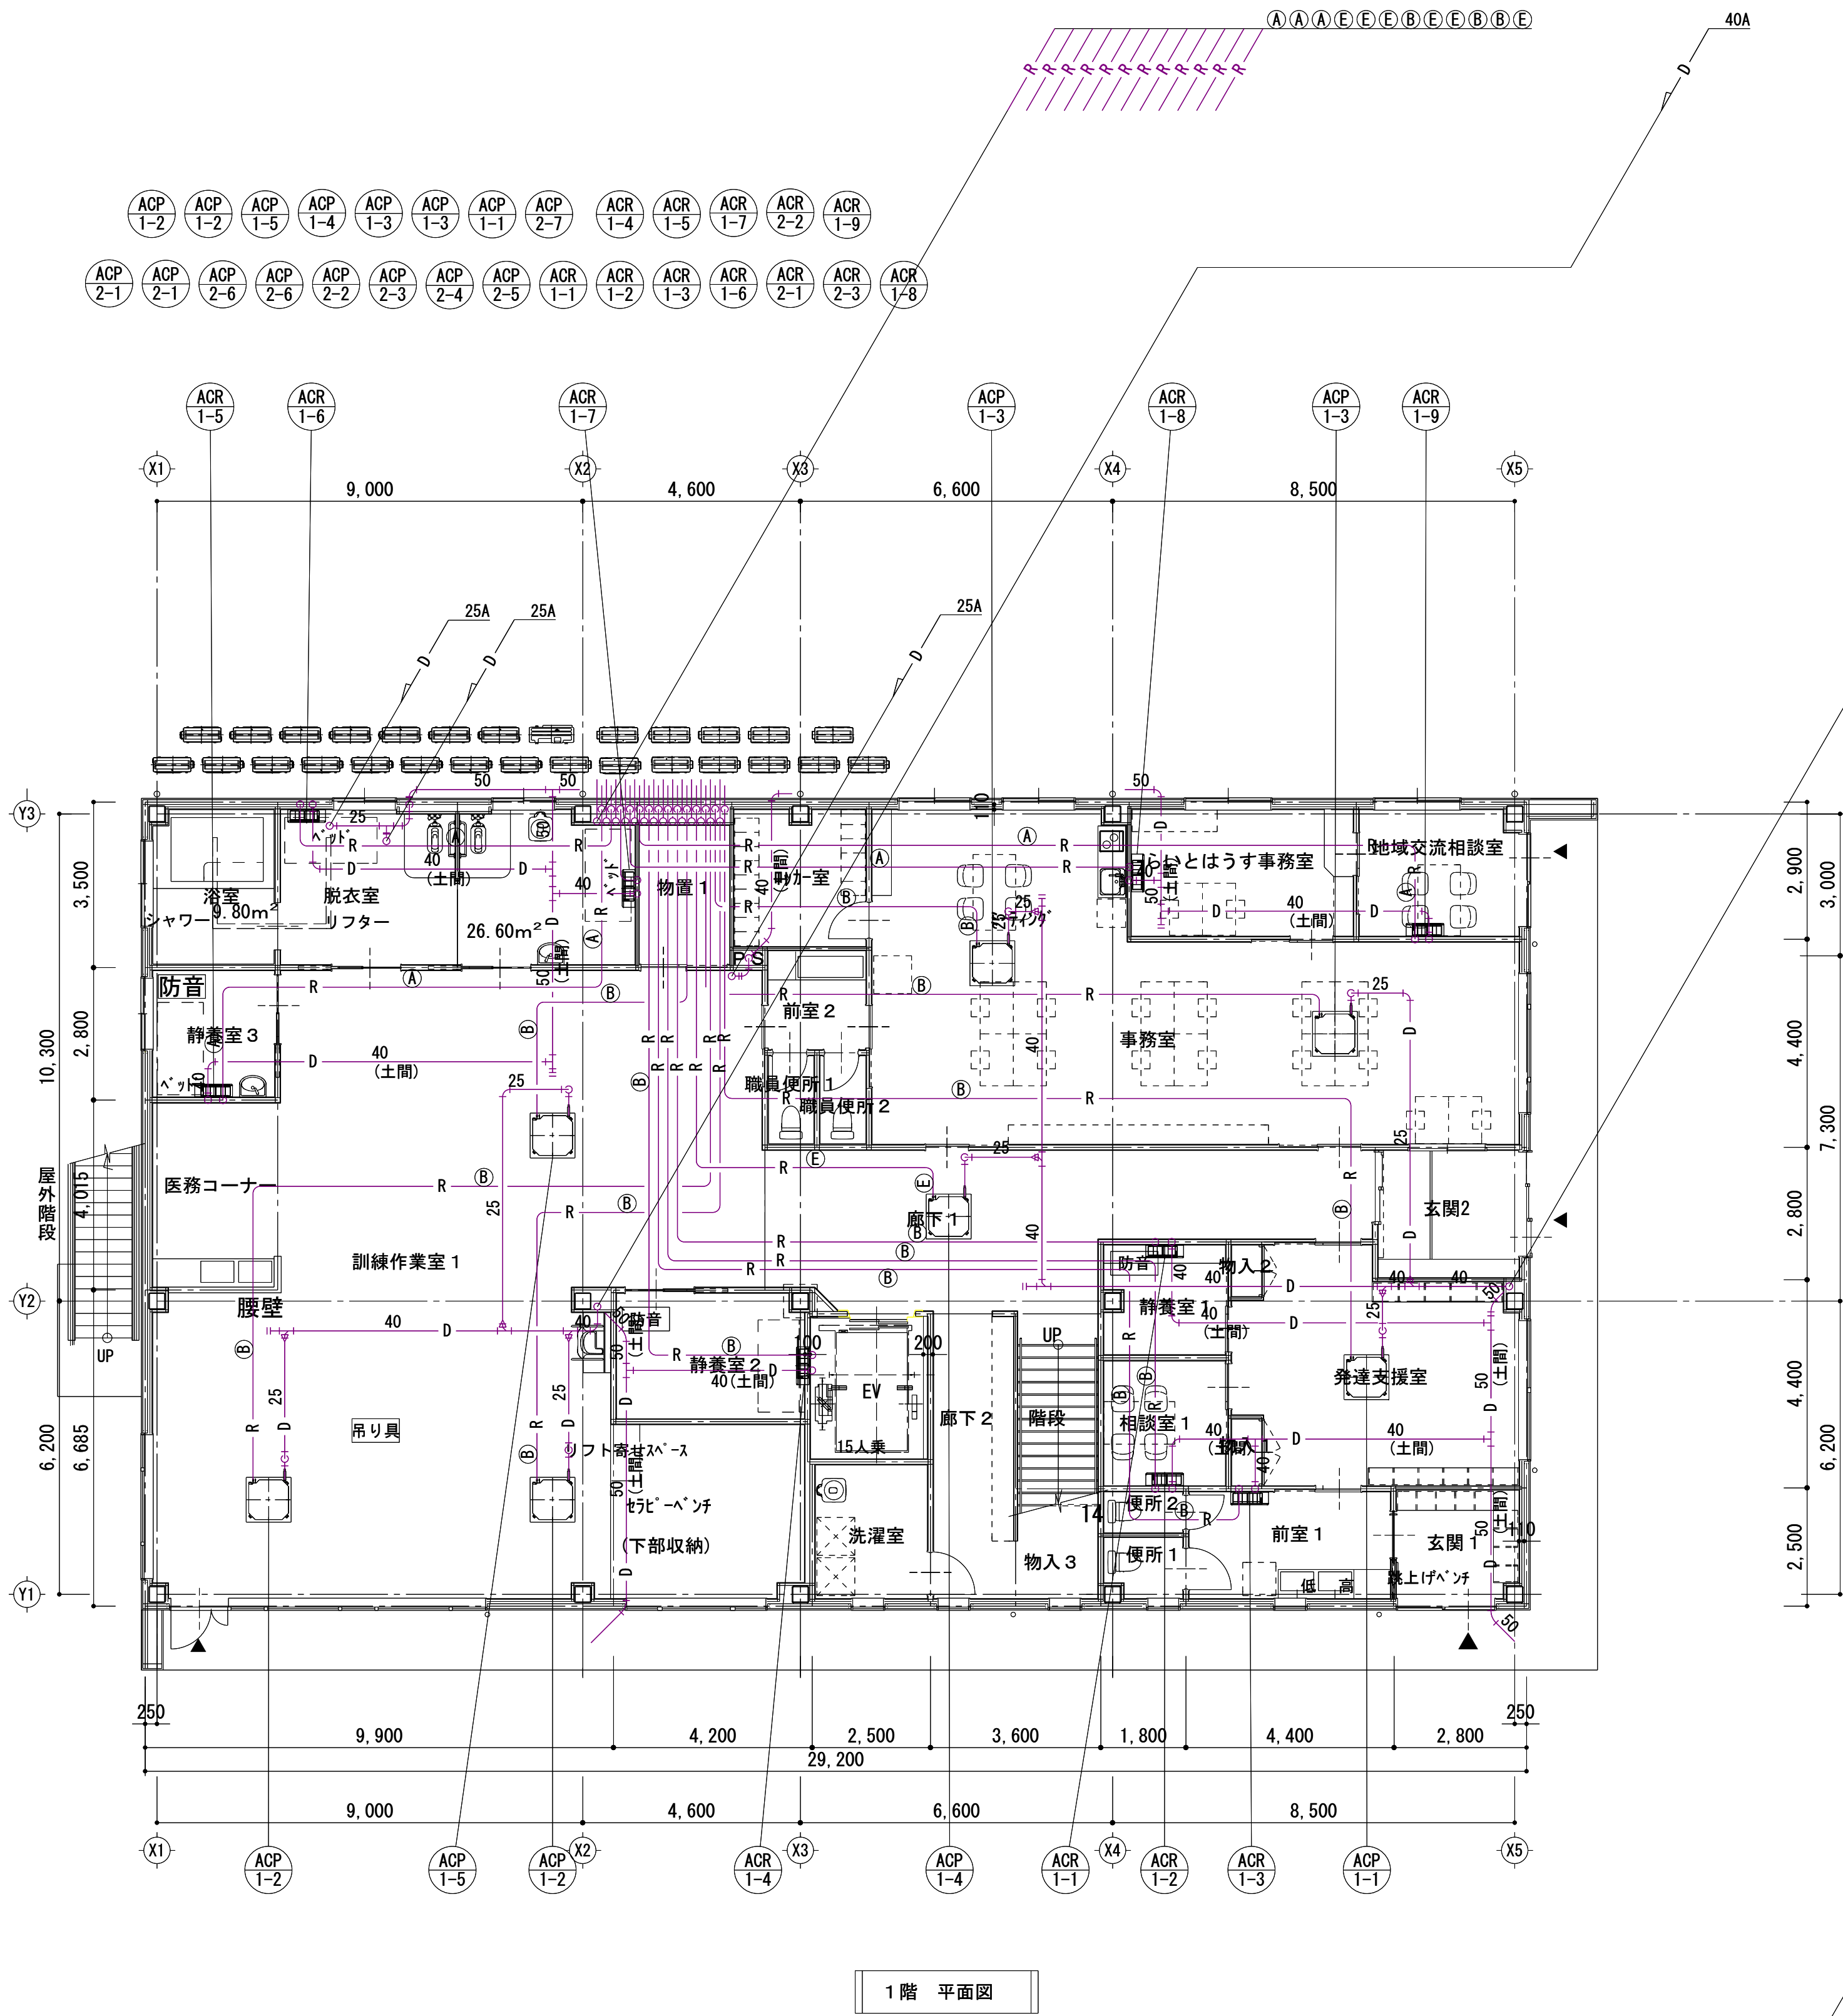


1階 平面図


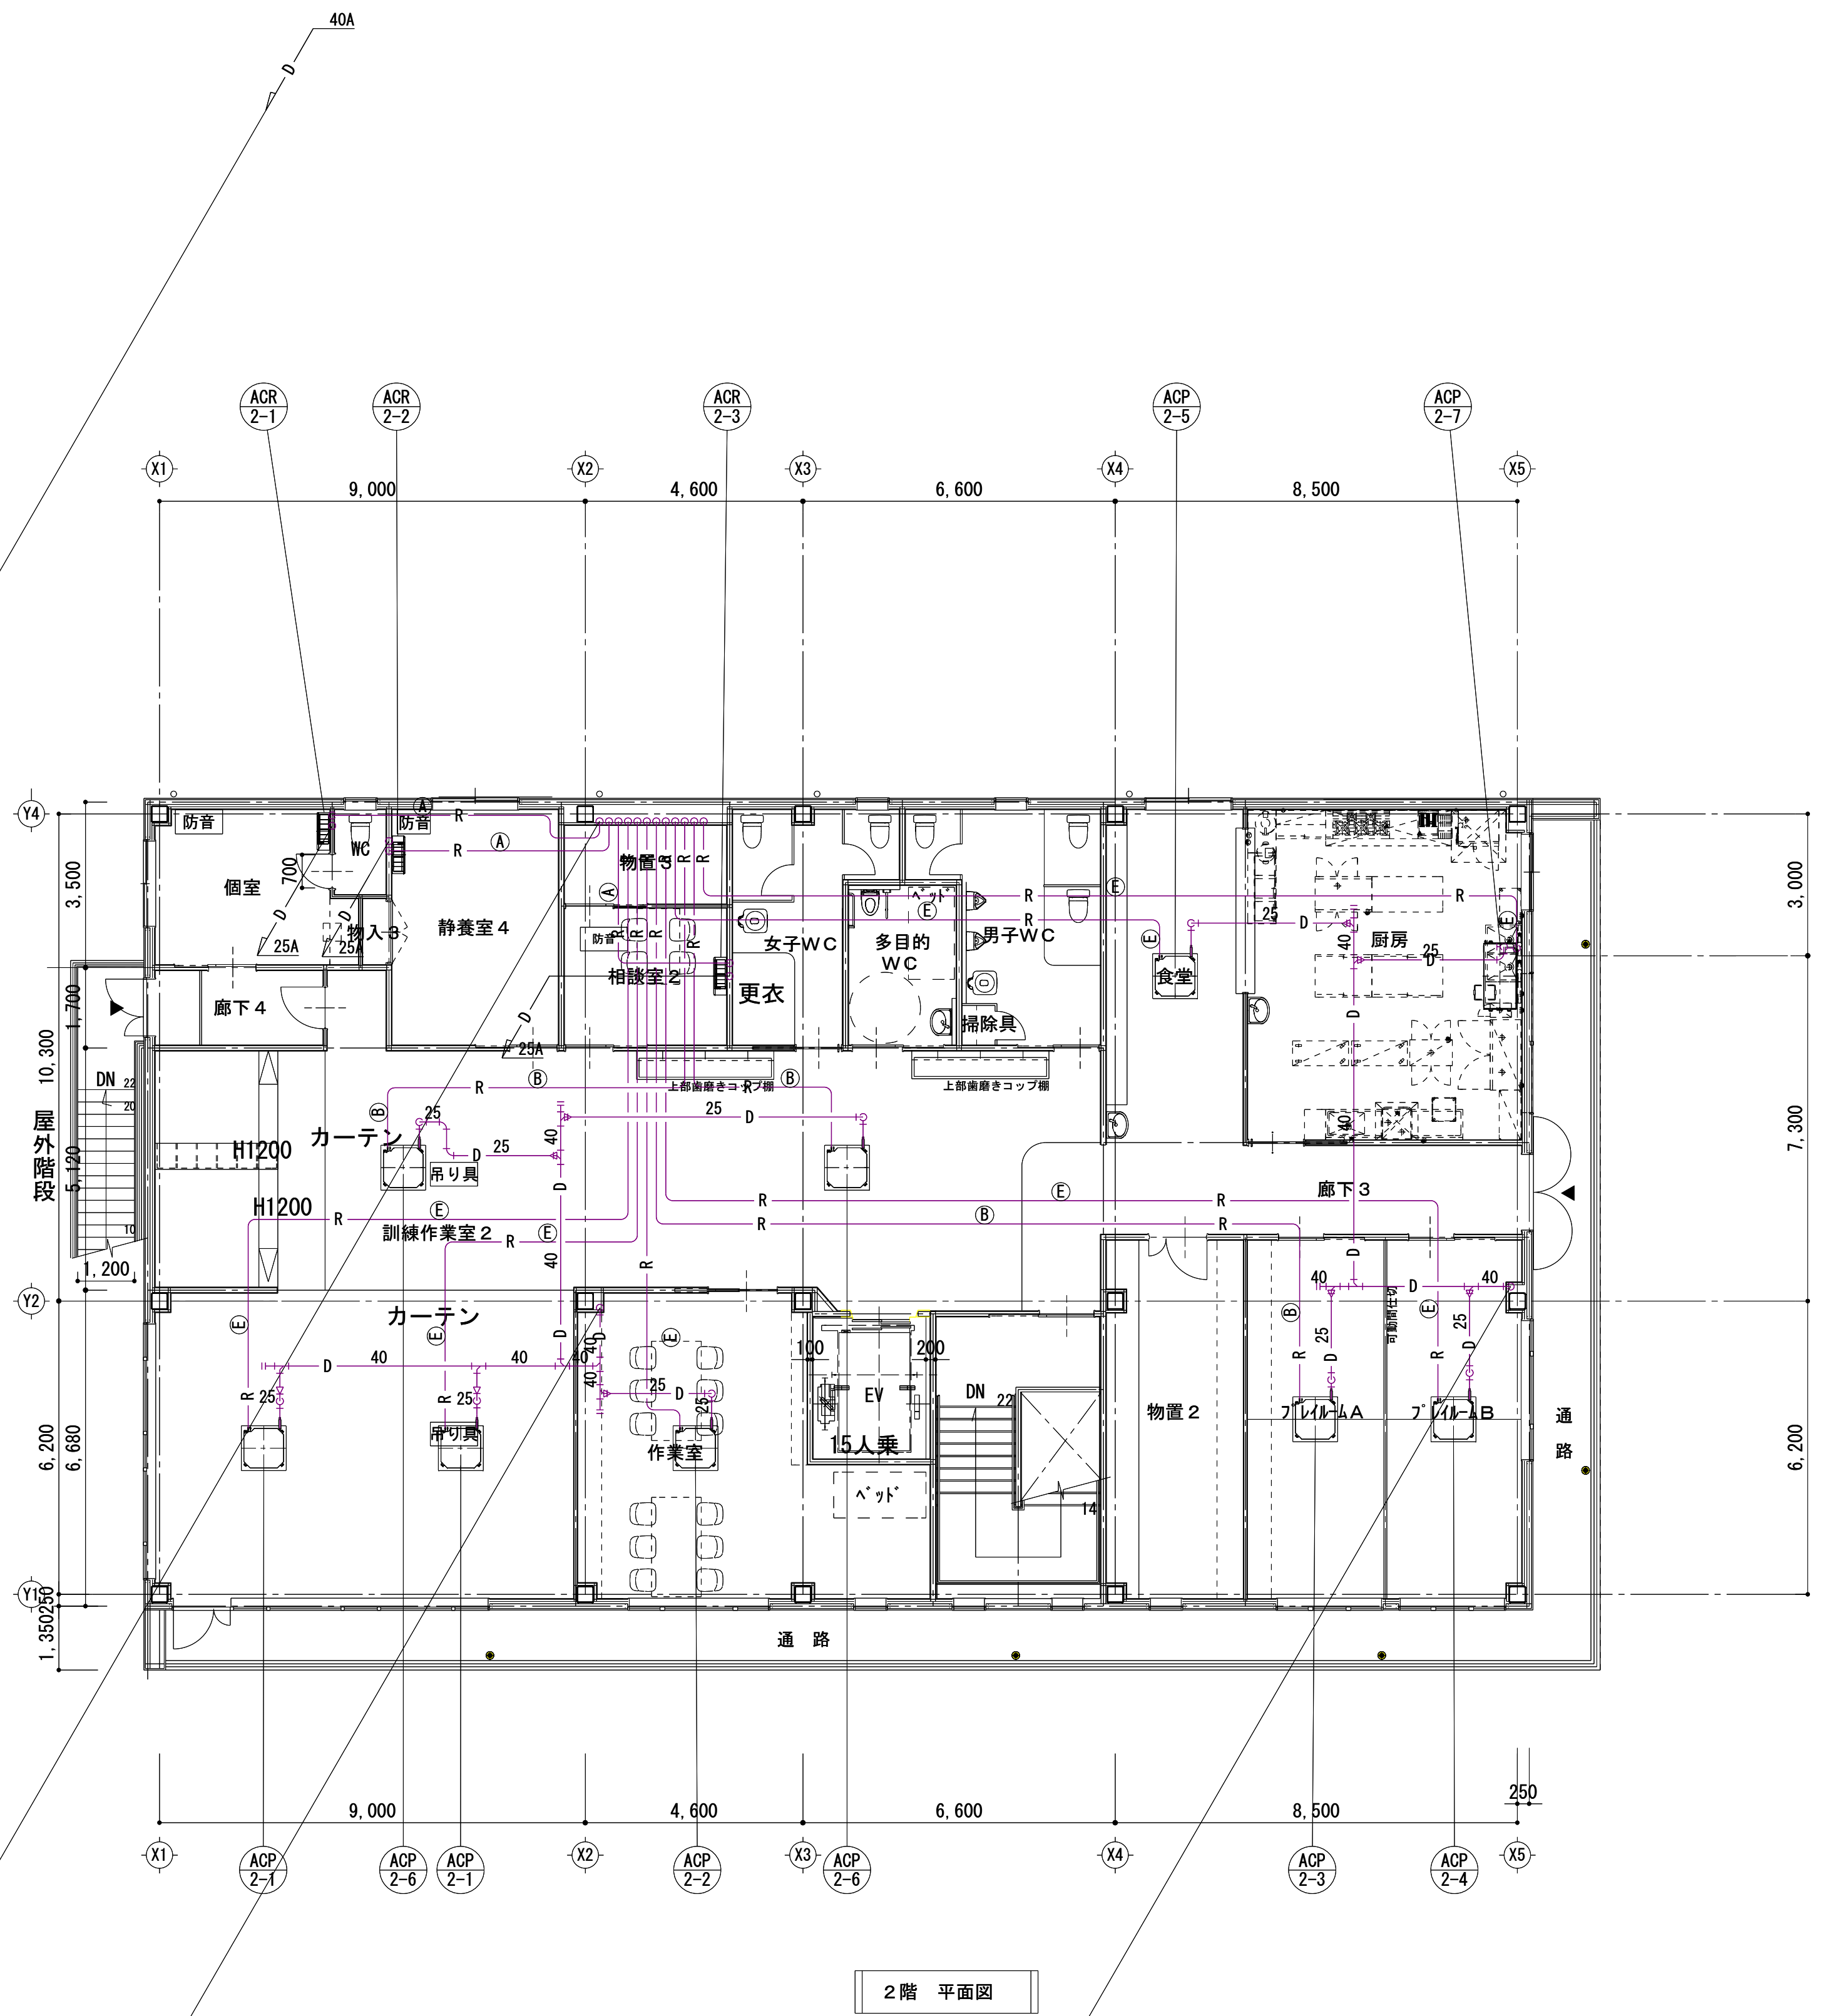


2階 平面図

冷媒管サイズ表			
記号	液管 (φ)	ガス管 (φ)	
(A)	6.4	9.5	
(B)	6.4	12.7	
(C)	6.4	15.9	
(D)	9.5	12.7	
(E)	9.5	15.9	

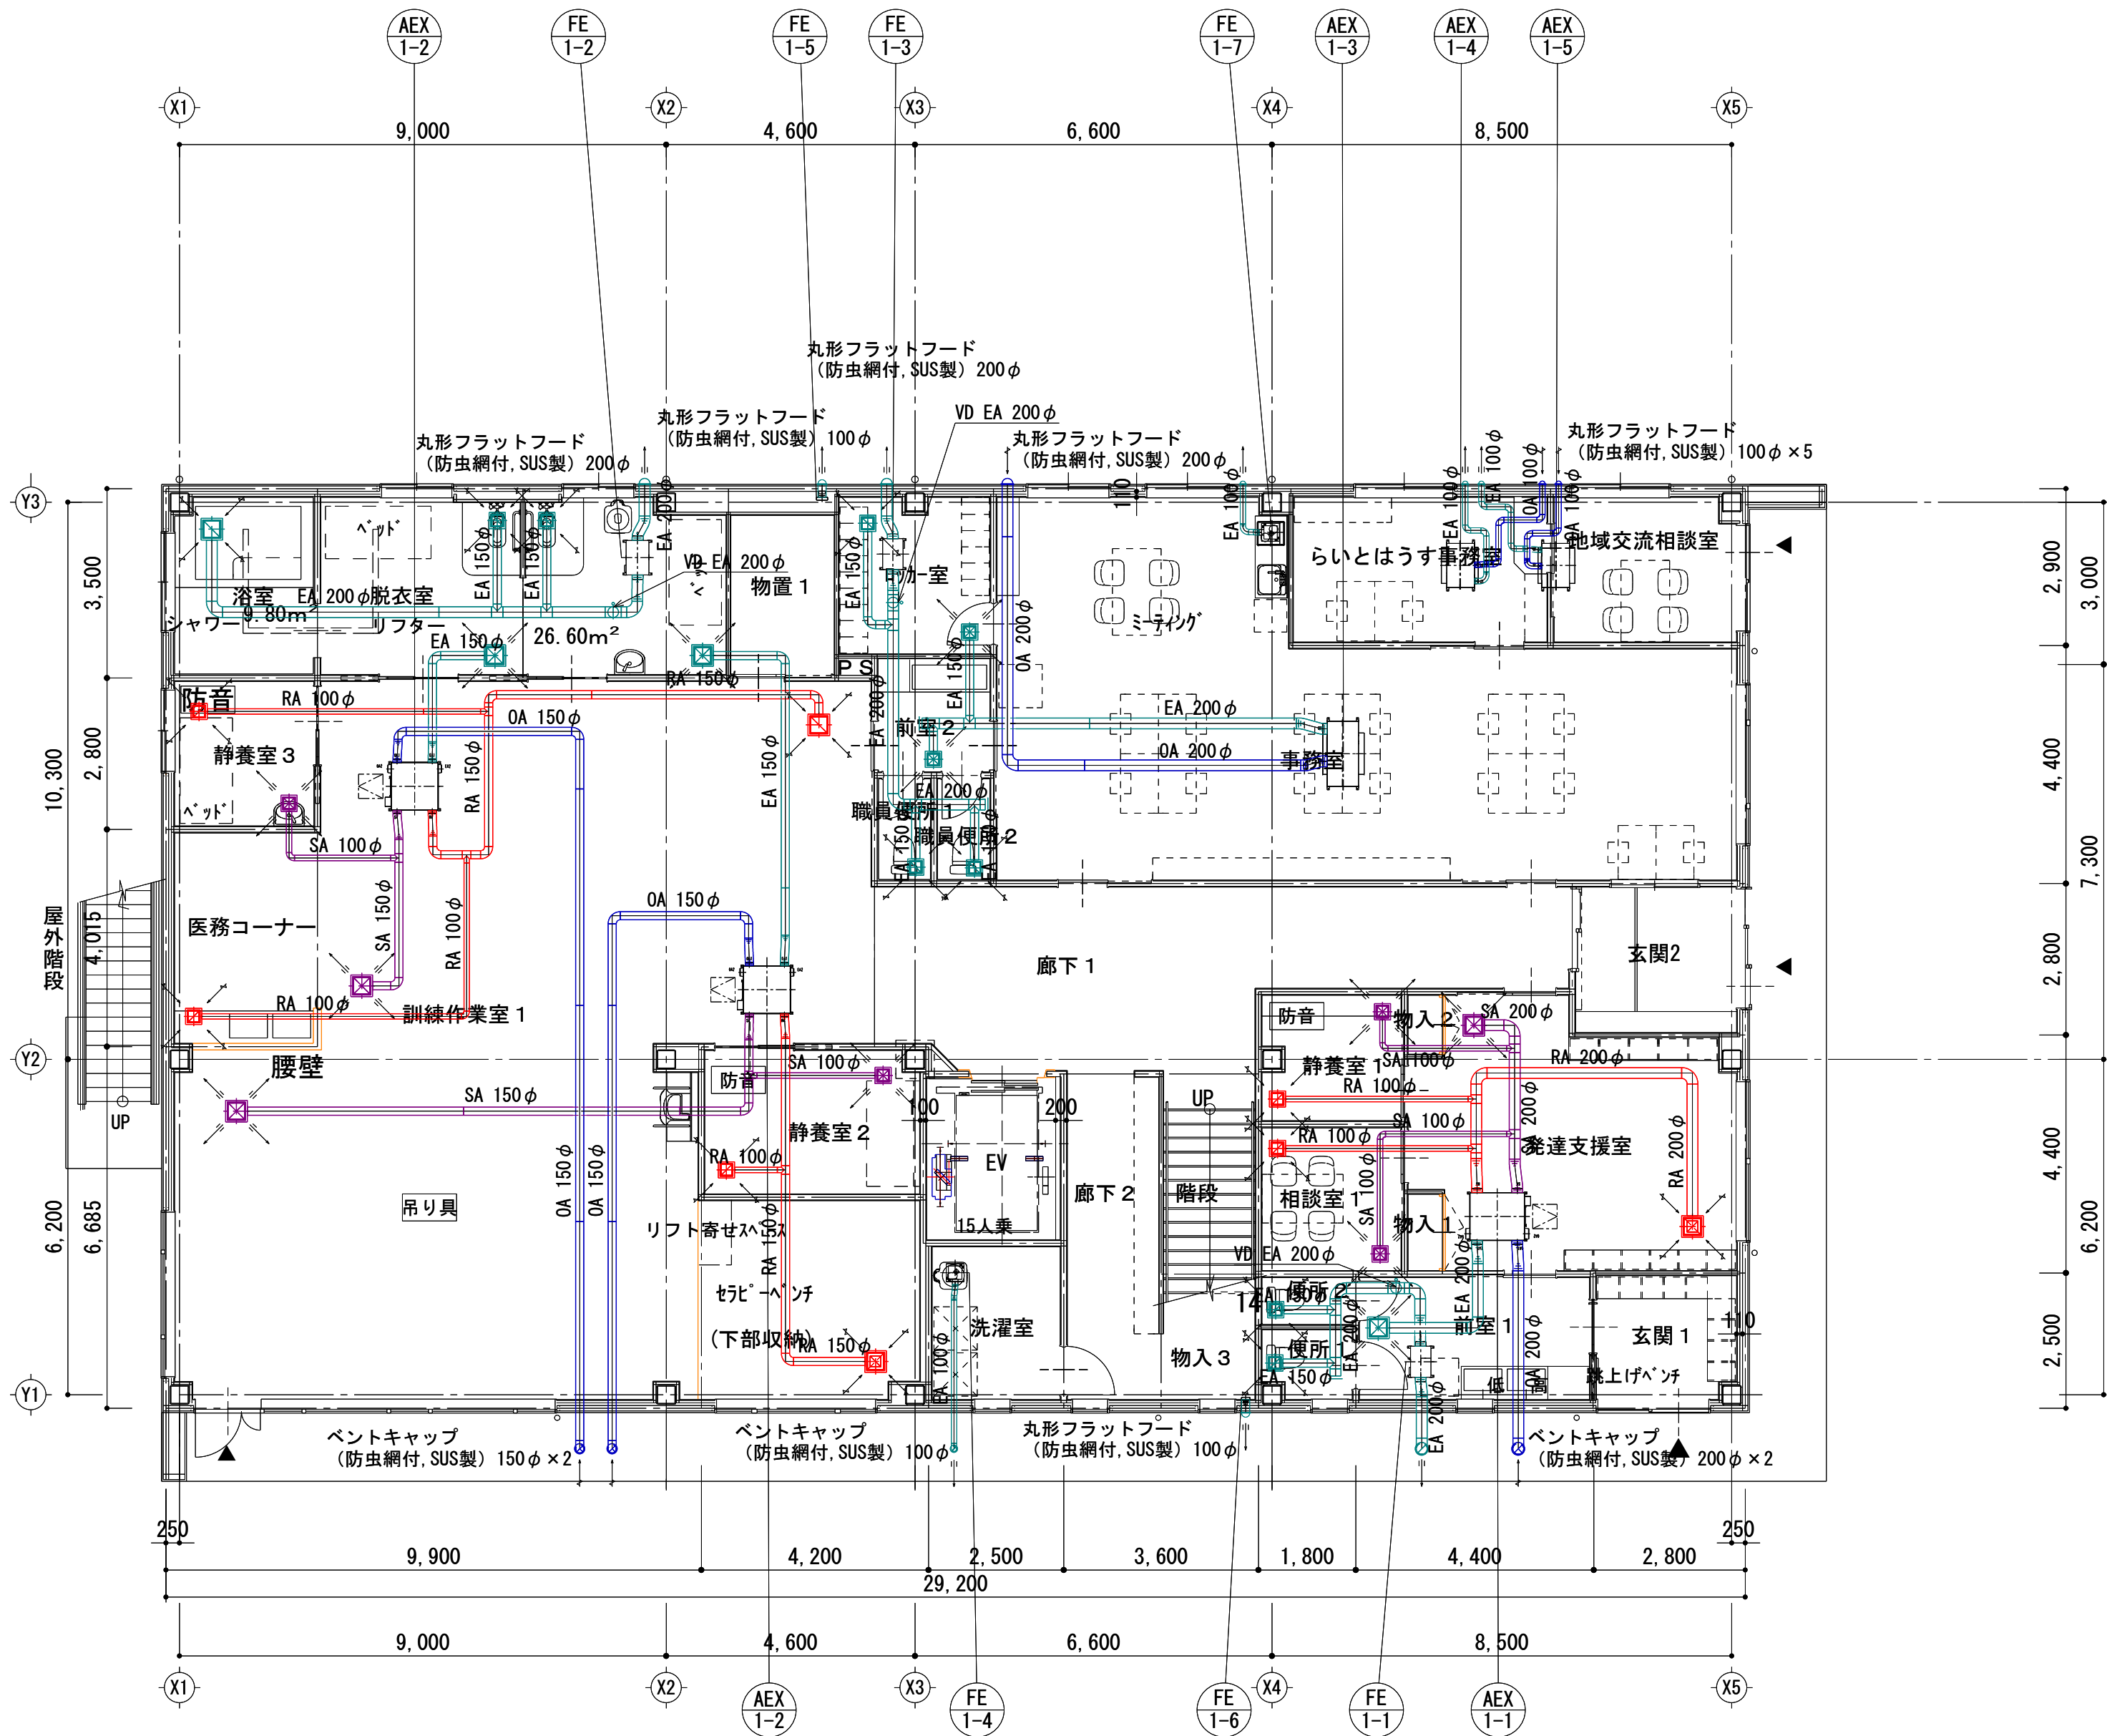

1階 平面図

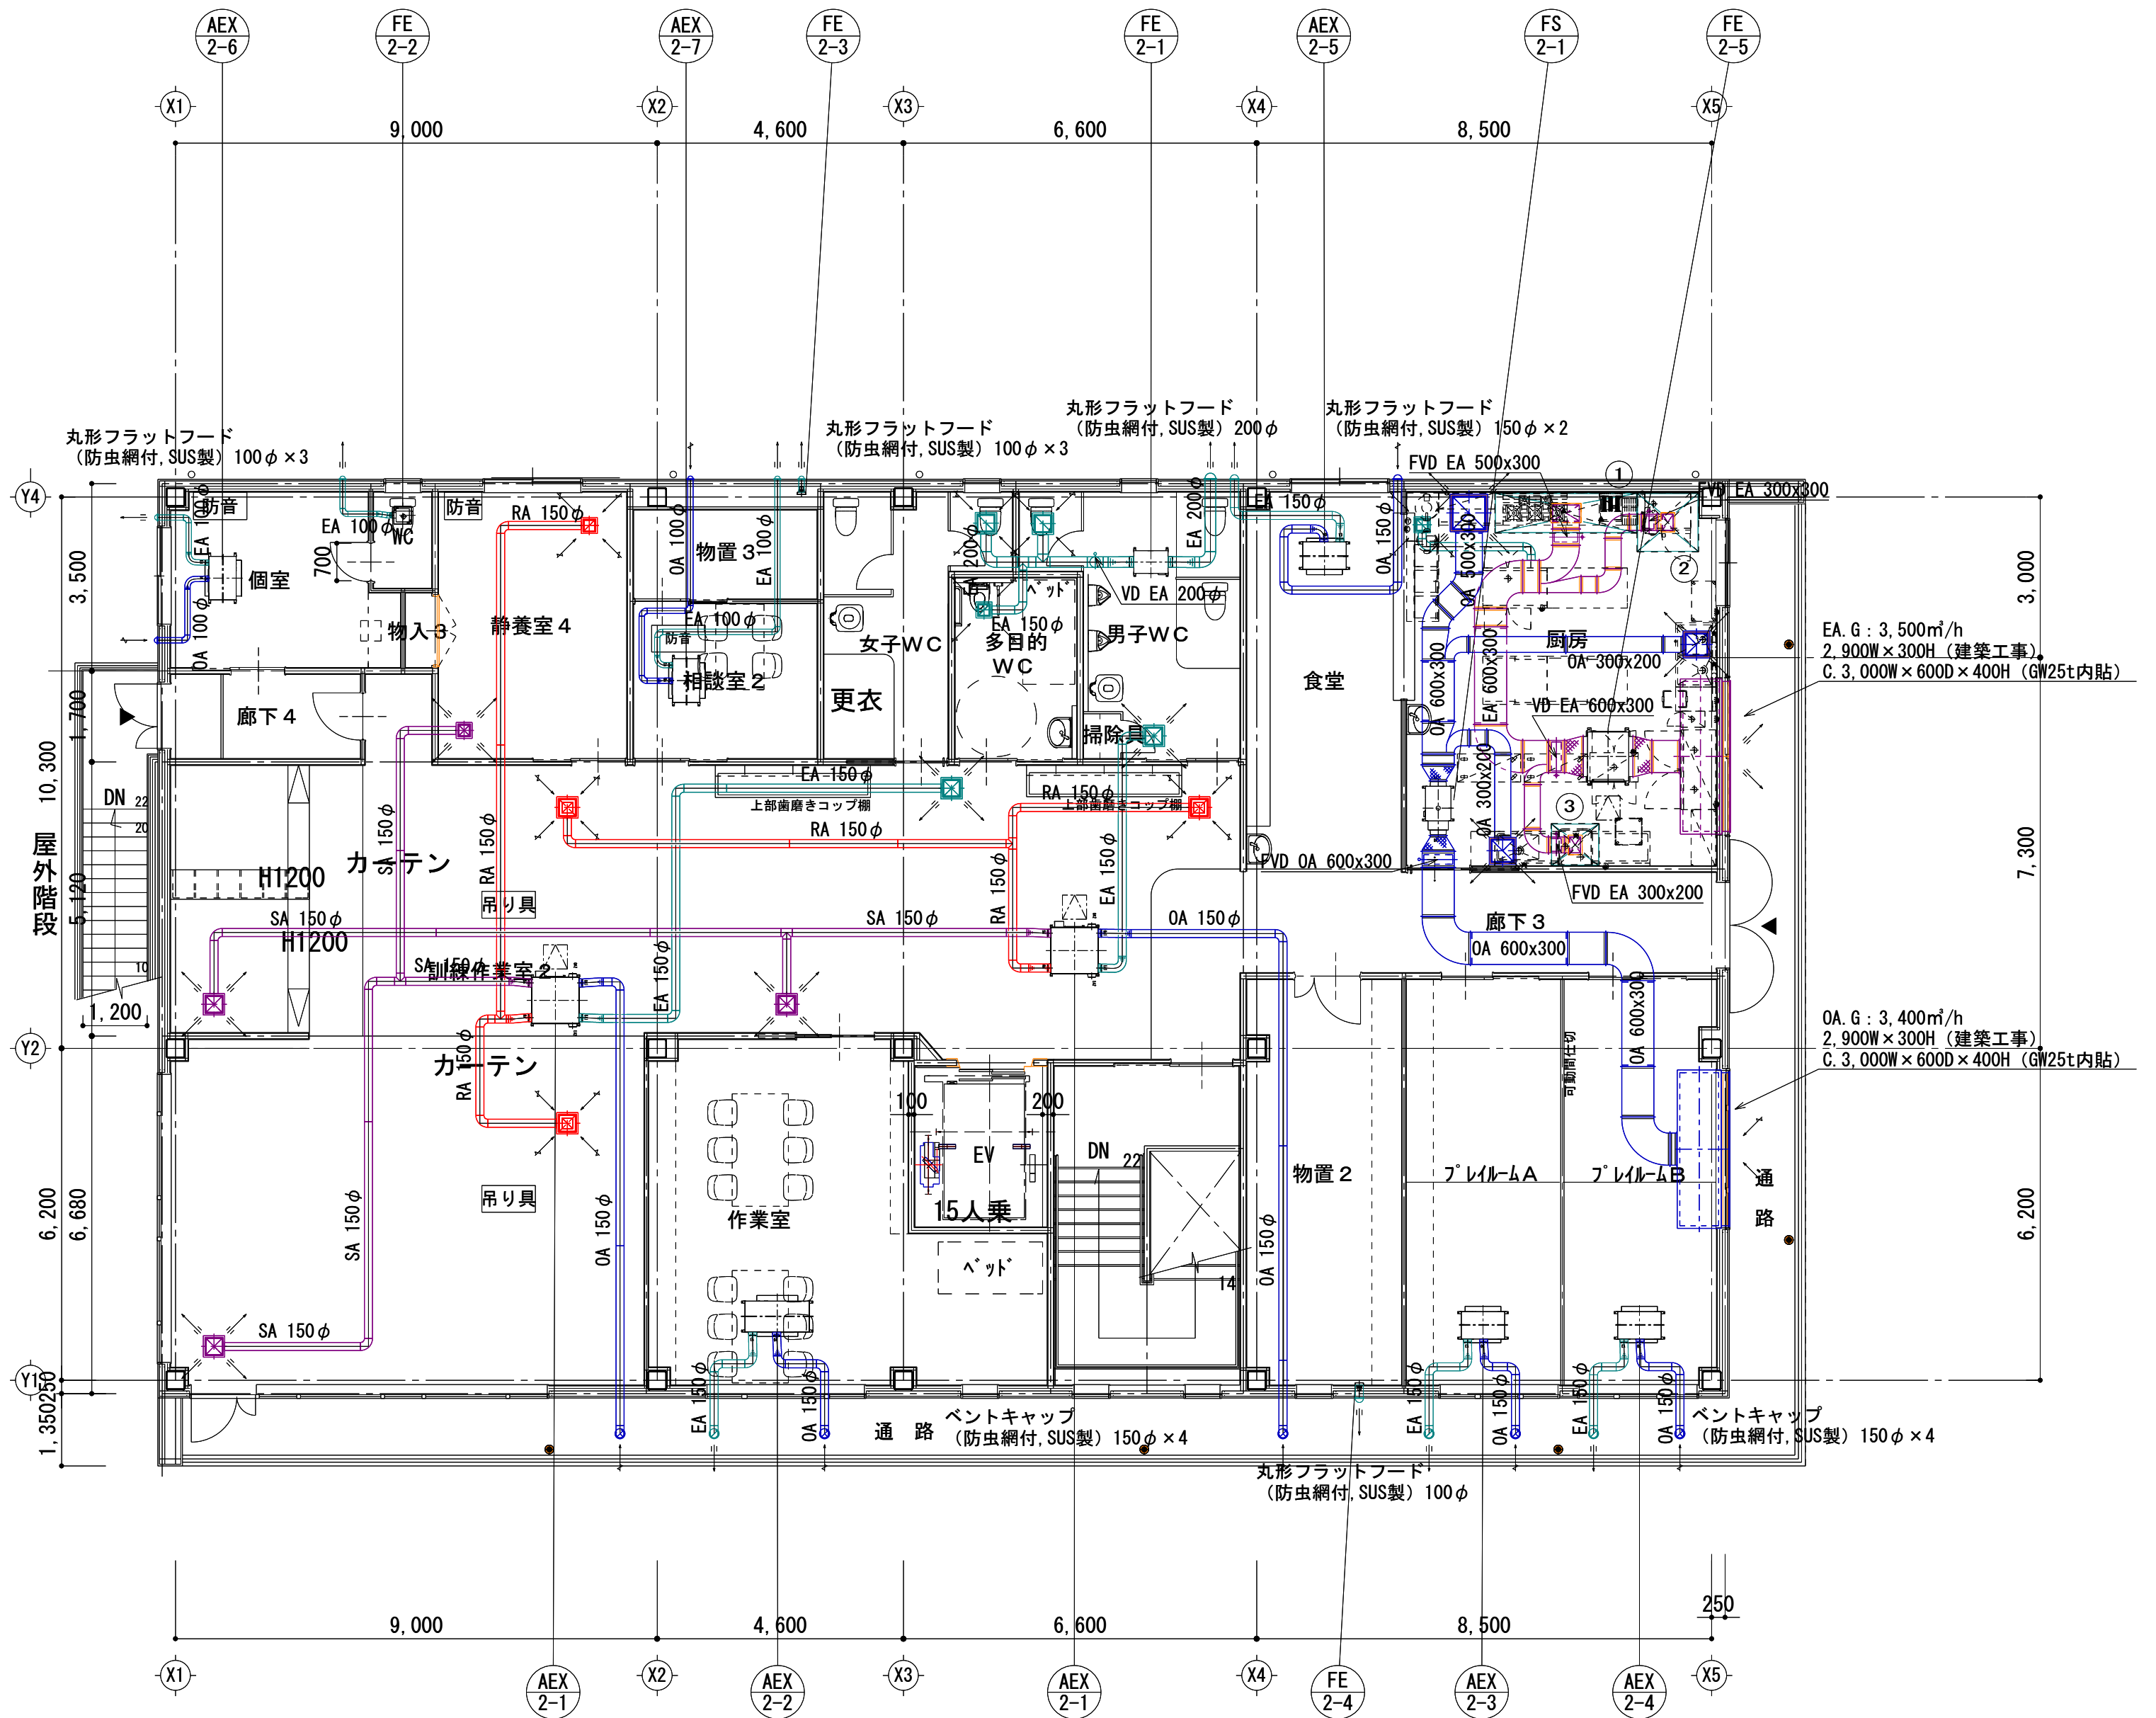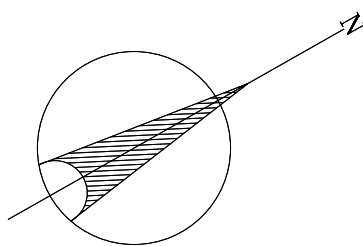

2階 平面図

 山口設計 1級建築士登録 第362617号 管理建築士 山口 朋文	富山県黒部市田家新899-1 t e l (0765)52-1180 F a x (0765)57-2280	記事	工事名称	くろべ工房石田 新築工事	日付	2026. 06	図面番号	M-12
			図面名称	機械設備 換気ダクト平面図	縮尺	A1:1/100 A3:1/200	機 械	